


LEGENDA IMPIANTO ELETTRICO	
SIMBOLI GRAFICI	MATERIALI
	Apparecchio illuminazione esterni arredo urbano, della Schröder art. ISLA LED, dotato di 42 led da 1.2W, classe 2, palo conico-cilindrico in acciaio zincato Htt=4 m, colore AKZO
	Apparecchio illuminante per esterno MODULLUM MICRO della schreder, composto da sostegno cilindrico Htt=1.30 m diametro 127 mm in acciaio zincato classe 2
	Distribuzione elettrica ed illuminazione esterna in cavidotto in pvc flessibile corrugato a doppia camera resistenza allo schiacciamento +750n posato interrato -0,60m su letto di sabbia e protezione meccanica con cls magro sp. 10 cm
	Distribuzione EN ed imp. di terra dim 40x40cm (salvo specifica indicazione) distribuzione enel dim 60x60cm pozzetti di derivazione e transito in cls prefabbricato con chiusura in ghisa carrabile "riempibile"

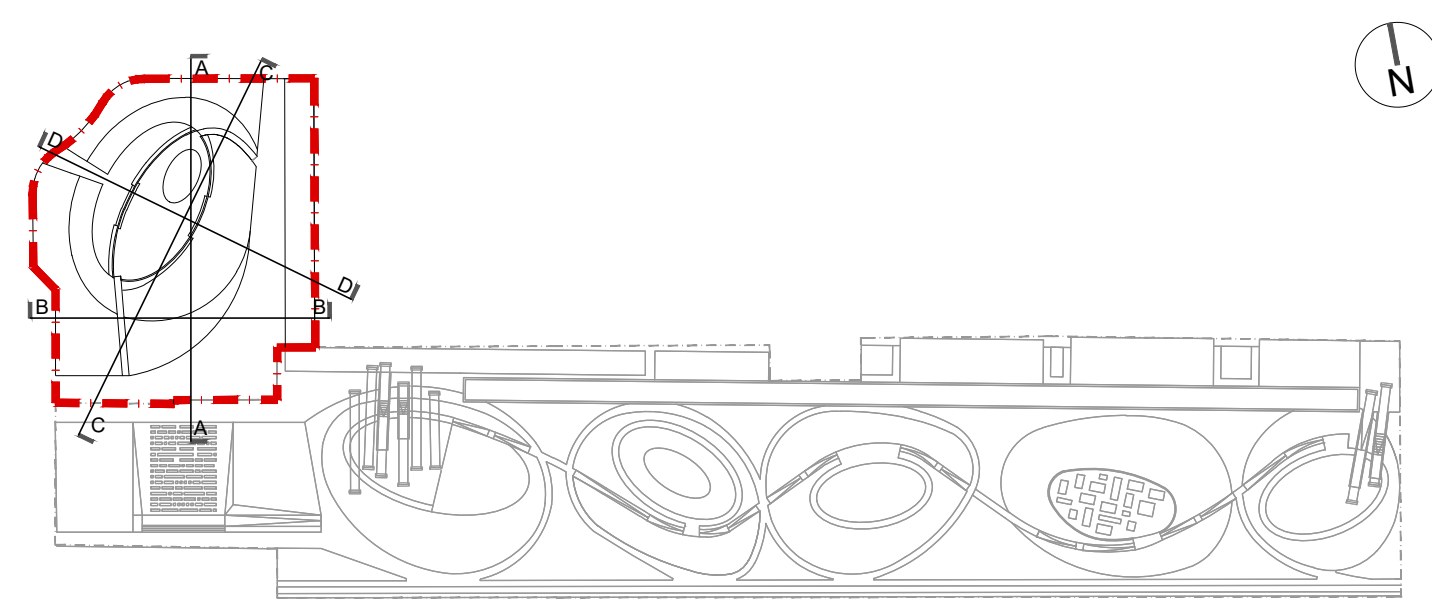

1 PLANIMETRIA IMPIANTO ELETTRICO AMPLIAMENTO LOTTO A
Scala 1:200

CITTA' DI BARLETTA
Settore Edilizia Pubblica e Privata

ASSE PEDONALE ATTREZZATO
Lavori di realizzazione dell'asse pedonale attrezzato definito dalla 2ª variante del Piano di Zona ex-legge 167- AMPLIAMENTO DELL'ASSE ATTREZZATO "LOTTO A"

GRUPPO DI PROGETTAZIONE AGGIUDICATARIO
Associazione Temporanea di Professionisti

CAPOGRUPPO MANDATARIA: ABDR ARCHITETTI ASSOCIATI SRL Via delle Conce, 20 -00154 Roma	MANDANTI: STUDIO TECNICO ARLOTTI BECCU DESIDERI RAIMONDO ARCHITETTI ASSOCIATI Via delle Conce, 26 -00154 Roma	ARCHITETTO GIUSEPPE MATARRESE Via Emanuele Gianturco n.8 Canosa di Puglia (BT)
---	--	---

PROGETTAZIONE DEFINITIVA

Progettazione architettonica, strutturale, impiantistica, computi:	COORDINAMENTO DELLA SICUREZZA:
 Prof. Arch. Maria Laura Ariotti Prof. Arch. Michele Beccu Prof. Arch. Paolo Desideri Prof. Arch. Filippo Raimondo coordinatore e responsabile dell'integrazione delle varie prestazioni professionali	 Arch. Giuseppe Matarrese
Collaboratori: Arch. Laura Buonfate Arch. Lina Spanò	Collaboratori: Arch. Serena Matarrese Arch. Lucrezia Carmen Lenzi

ELABORATO
PLANIMETRIA IMPIANTO ELETTRICO AMPLIAMENTO LOTTO A

Scala 1:200	Tipo elaborato ARCHITETTONICO	Tavola n. A IM PL 02
	Data di emissione 12/07/2016	
Revisione	Data	Descrizione
		Redazione
		Verifica
		Approvazione
RESPONSABILE UNICO DEL PROCEDIMENTO Ing. Rosario Palmisessa	COMMITTENTE Comune di Barletta	DIREZIONE LAVORI Arch. Michele Beccu, Arch. Giuseppe Matarrese