


LEGENDA IMPIANTO DATI

STATO DI FATTO


- PUNTO PRESA TELEFONICA SU RETE TELEFONICA DEDICATA CON BORCHIA NORMALIZZATA 2P+T (COMPRESO INTERNET E DATI)
- PUNTO PRESA DATI IN/OUT

STATO DI PROGETTO

- PUNTO PRESA TELEFONICA SU RETE TELEFONICA DEDICATA CON BORCHIA NORMALIZZATA 2P+T (COMPRESO INTERNET E DATI)
- PUNTO PRESA DATI IN/OUT
- ACCESS POINT PER HOTSPOT WI-FI
- ROOTER PER HOTSPOT WI-FI

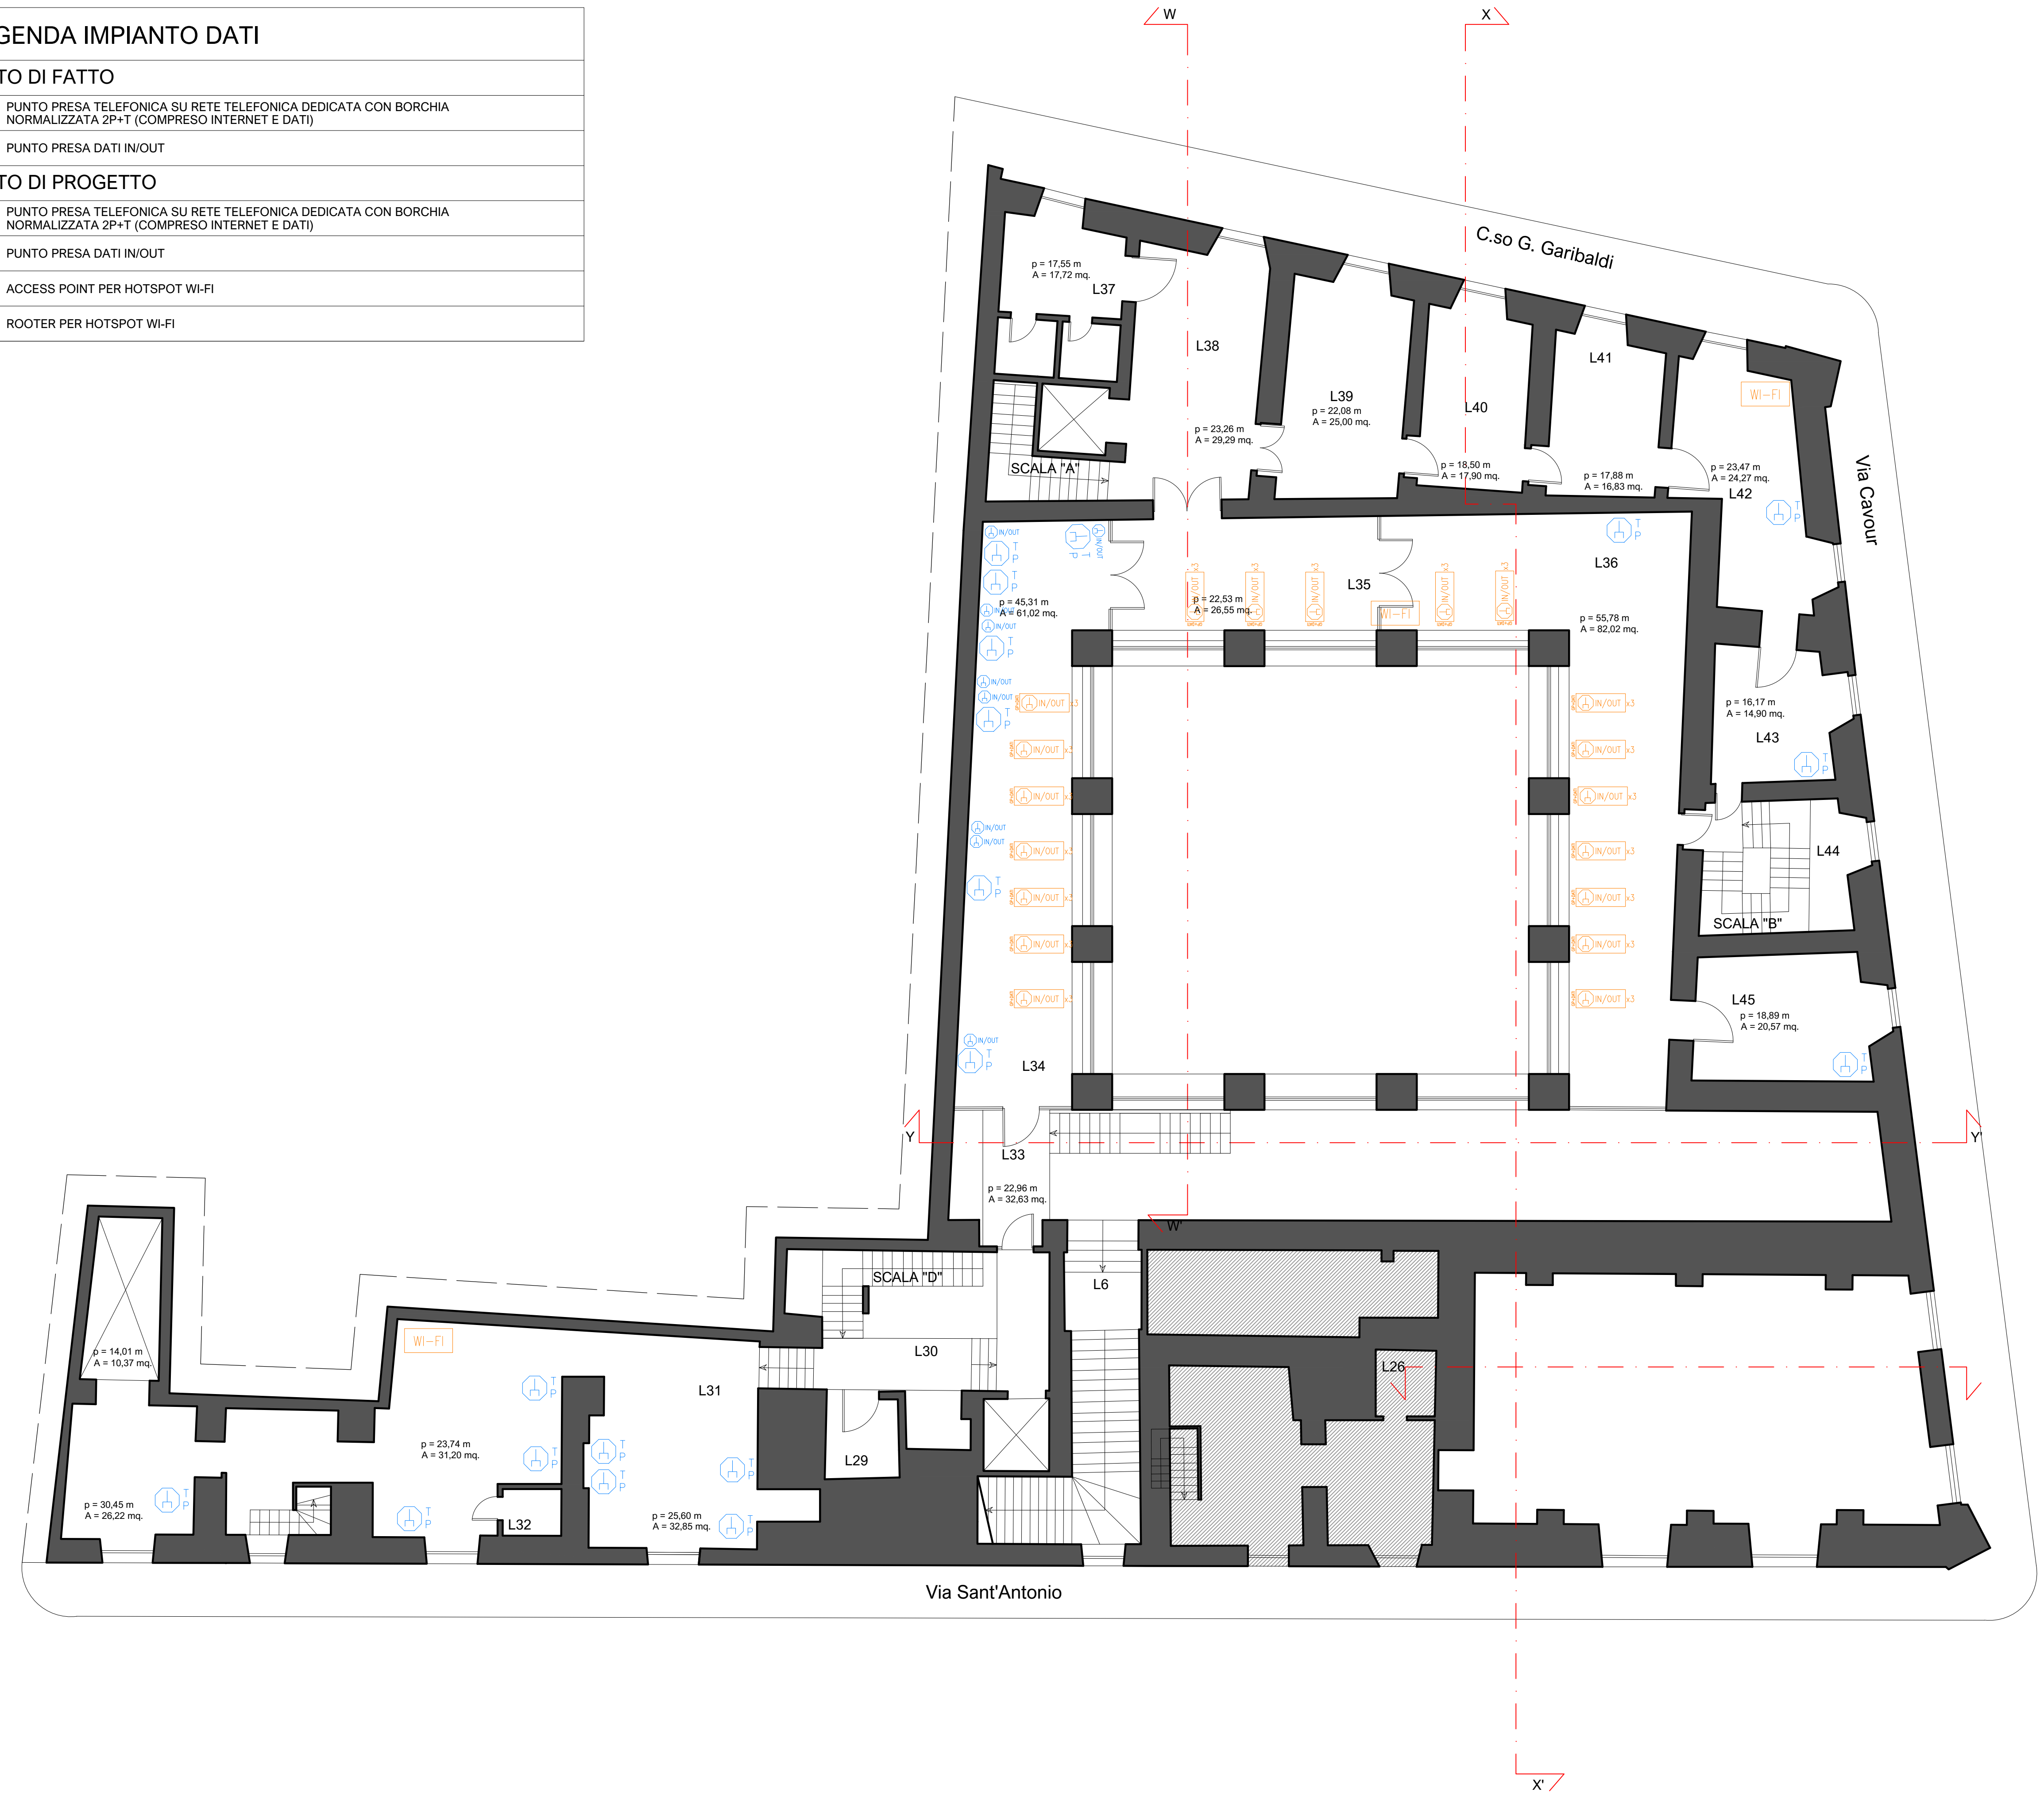

Pianta Piano Primo - Scala 1:100

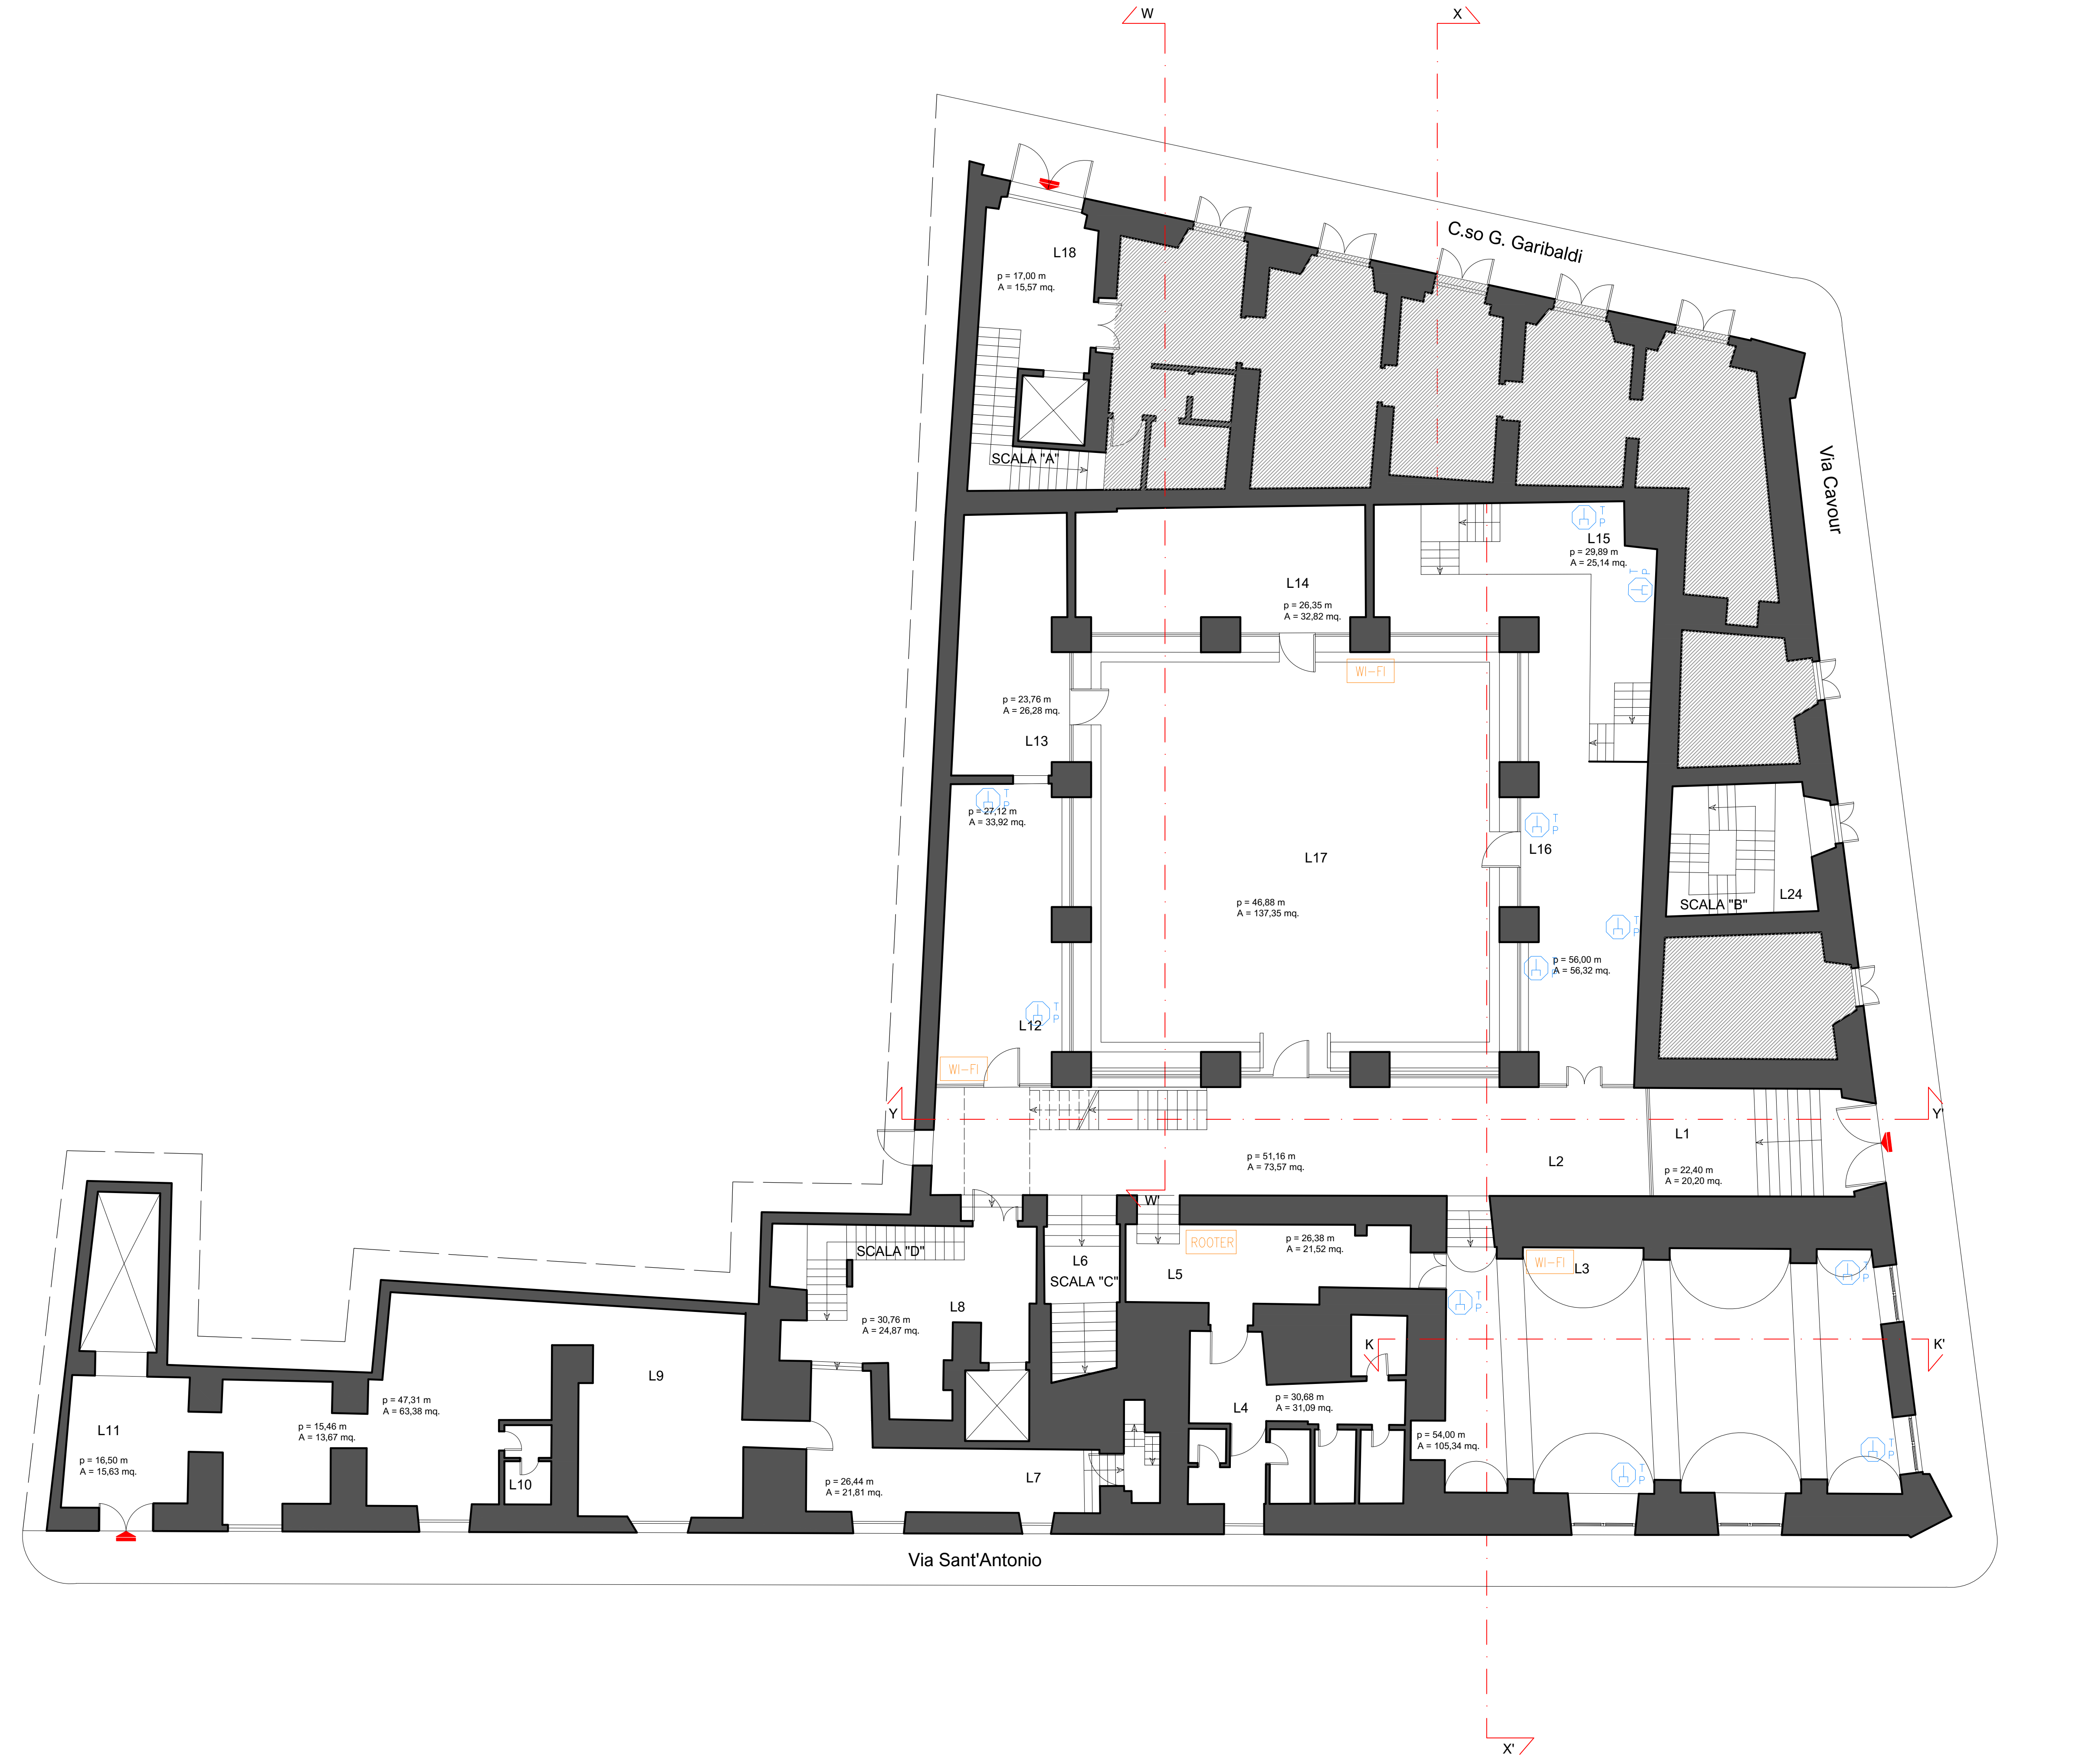

Pianta Piano Terra - Scala 1:100



COMUNE DI BARLETTA
Via Roma, 10 - 71013 BARLETTA (BT)
Tel. 0884/57111 - Fax 0884/212100
e-mail: sindaco@comune.barletta.bt.it
PEC: protocollo@comune.barletta.bt.it
C.F. 00041610729
P.IVA 0043490729

Il Dirigente Settore Beni e Servizi Culturali:
Dott.ssa Santa SCOMMEGNA

Il RUP e Dirigente Settore Lavori Pubblici e Manutenzioni:
Arch. Donato LAMACCHIA

EX CONVENTO SAN DOMENICO
Via Cavour, 79/21 Barletta (BT)

Progettista:
SIDOTI
SIDOTI ENGINEERING S.R.L. UNIPERSONALE
ARCHITETTURA + INGEGNERIA
Sede legale: via Borgo Garibaldi 31 - 00041 Albano Laziale (RM)
Tel. +39 06 43120111 - cell. 393 8887017
R.I.A. C.C.I.A.A. di RM 1317008
Socii: Scuderi E. - 50% - Scuderi M. - 50%
Capitale Sociale € 1.000,00 i.c.
C.F. e P.IVA 12420171008
Aut. e R. Arch. Vincenzo Sidoti
Email: sidotiengineering@sidoti.com
PEC: sidotiengineering@sidoti.com

Responsabile della Integrazione Specifica/
Coordinatore della Sicurezza in fase di Progettazione:
Arch. Vincenzo SIDOTI


Progetto Architettonico:
Arch. Vincenzo SIDOTI
Arch. Jenia ALLEVI

Progetto Impianti Tecnologici:
Ing. Francesco QUONDAMATTEO
Ing. Silvia IACHINI

Riquilificazione degli spazi dell'Ex Convento San Domenico da destinarsi alla nuova Biblioteca Generale Centrale della città di Barletta – POR FESR PUGLIA – Asse VI – Sezione 6.7 – Community Library – Biblioteca di Comunità

Livello progettuale:
PROGETTO ESECUTIVO

Descrizione elaborato:
PROGETTO IMPIANTISTICO - RETE DATI - PIANO TERRA, PIANO PRIMO

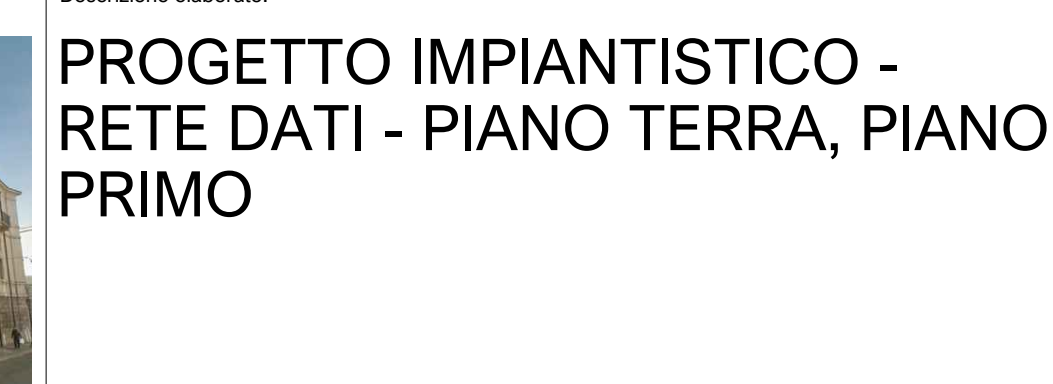

Tamperi e firme:
Progettista Opere Architettoniche, Edil.
Responsabile della Integrazione Specifica/
Coordinatore della Sicurezza in fase di Progettazione:
Arch. Vincenzo SIDOTI

Progetto Architettonico:
Arch. Jenia ALLEVI

Progetto Impianti Tecnologici:
Ing. Francesco QUONDAMATTEO
Ing. Silvia IACHINI

NOVITÀ FILE	DESCRIZIONE	REVISIONI	APPROVATO	SCALA
Tav.05a.dwg				1:100

REV.	DATA	DESCRIZIONE	REVISIONI	APPROVATO
00	31/10/2017	Prima emissione		

Codice commessa: 24.17
Livello progett.: PE
Elaborato: Tav.05a