

COMUNE DI BARLETTA

Medaglia d'oro al merito civile ed al valor militare
Città della Disfida



Committente / Client

COMUNE DI BARLETTA - SETTORE MANUTENZIONI

Progetto / Project

"LAVORI DI RICONVERSIONE DELL'EX SEDE DISTACCATA DEL TRIBUNALE A POLO DELLA SICUREZZA E DELLA LEGALITA' COMPRENDENTE GLI UFFICI DEL GIUDICE DI PACE ED IL COMANDO DI POLIZIA MUNICIPALE" - PROGETTO ESECUTIVO.

Disegno n° / Drawing n°

TAV. 1a/Imp.El.

Directory / File

Descrizione / Drawing title

STATO A REALIZZARSI
- pianta piano seminterrato - impianto elettrico

Eseguito da / Drawn

ING. Francesco DIPALÒ

Progettista:



DF_STUDIO
ING. FRANCESCO DIPALÒ
TEL. 0883-346829
FAX 0883-346839
E-MAIL: info@dfstudio.it
Via Raffaele Giardi, 66 - BARLETTA



Note / Notes

Scala / Scale

1:100

Aggiornamenti
Revisions

Data
Date

Descrizione
Description


Eseguito da / Controllato da /
Drawn / Checked by /
Technical Direction

Aprile 2017 IMPIANTO ELETTRICO: pianta piano seminterrato.

ING. Francesco DIPALÒ

PIANTA PIANO SEMINTERRATO (IMPIANTO ELETTRICO)

SCALA 1:100

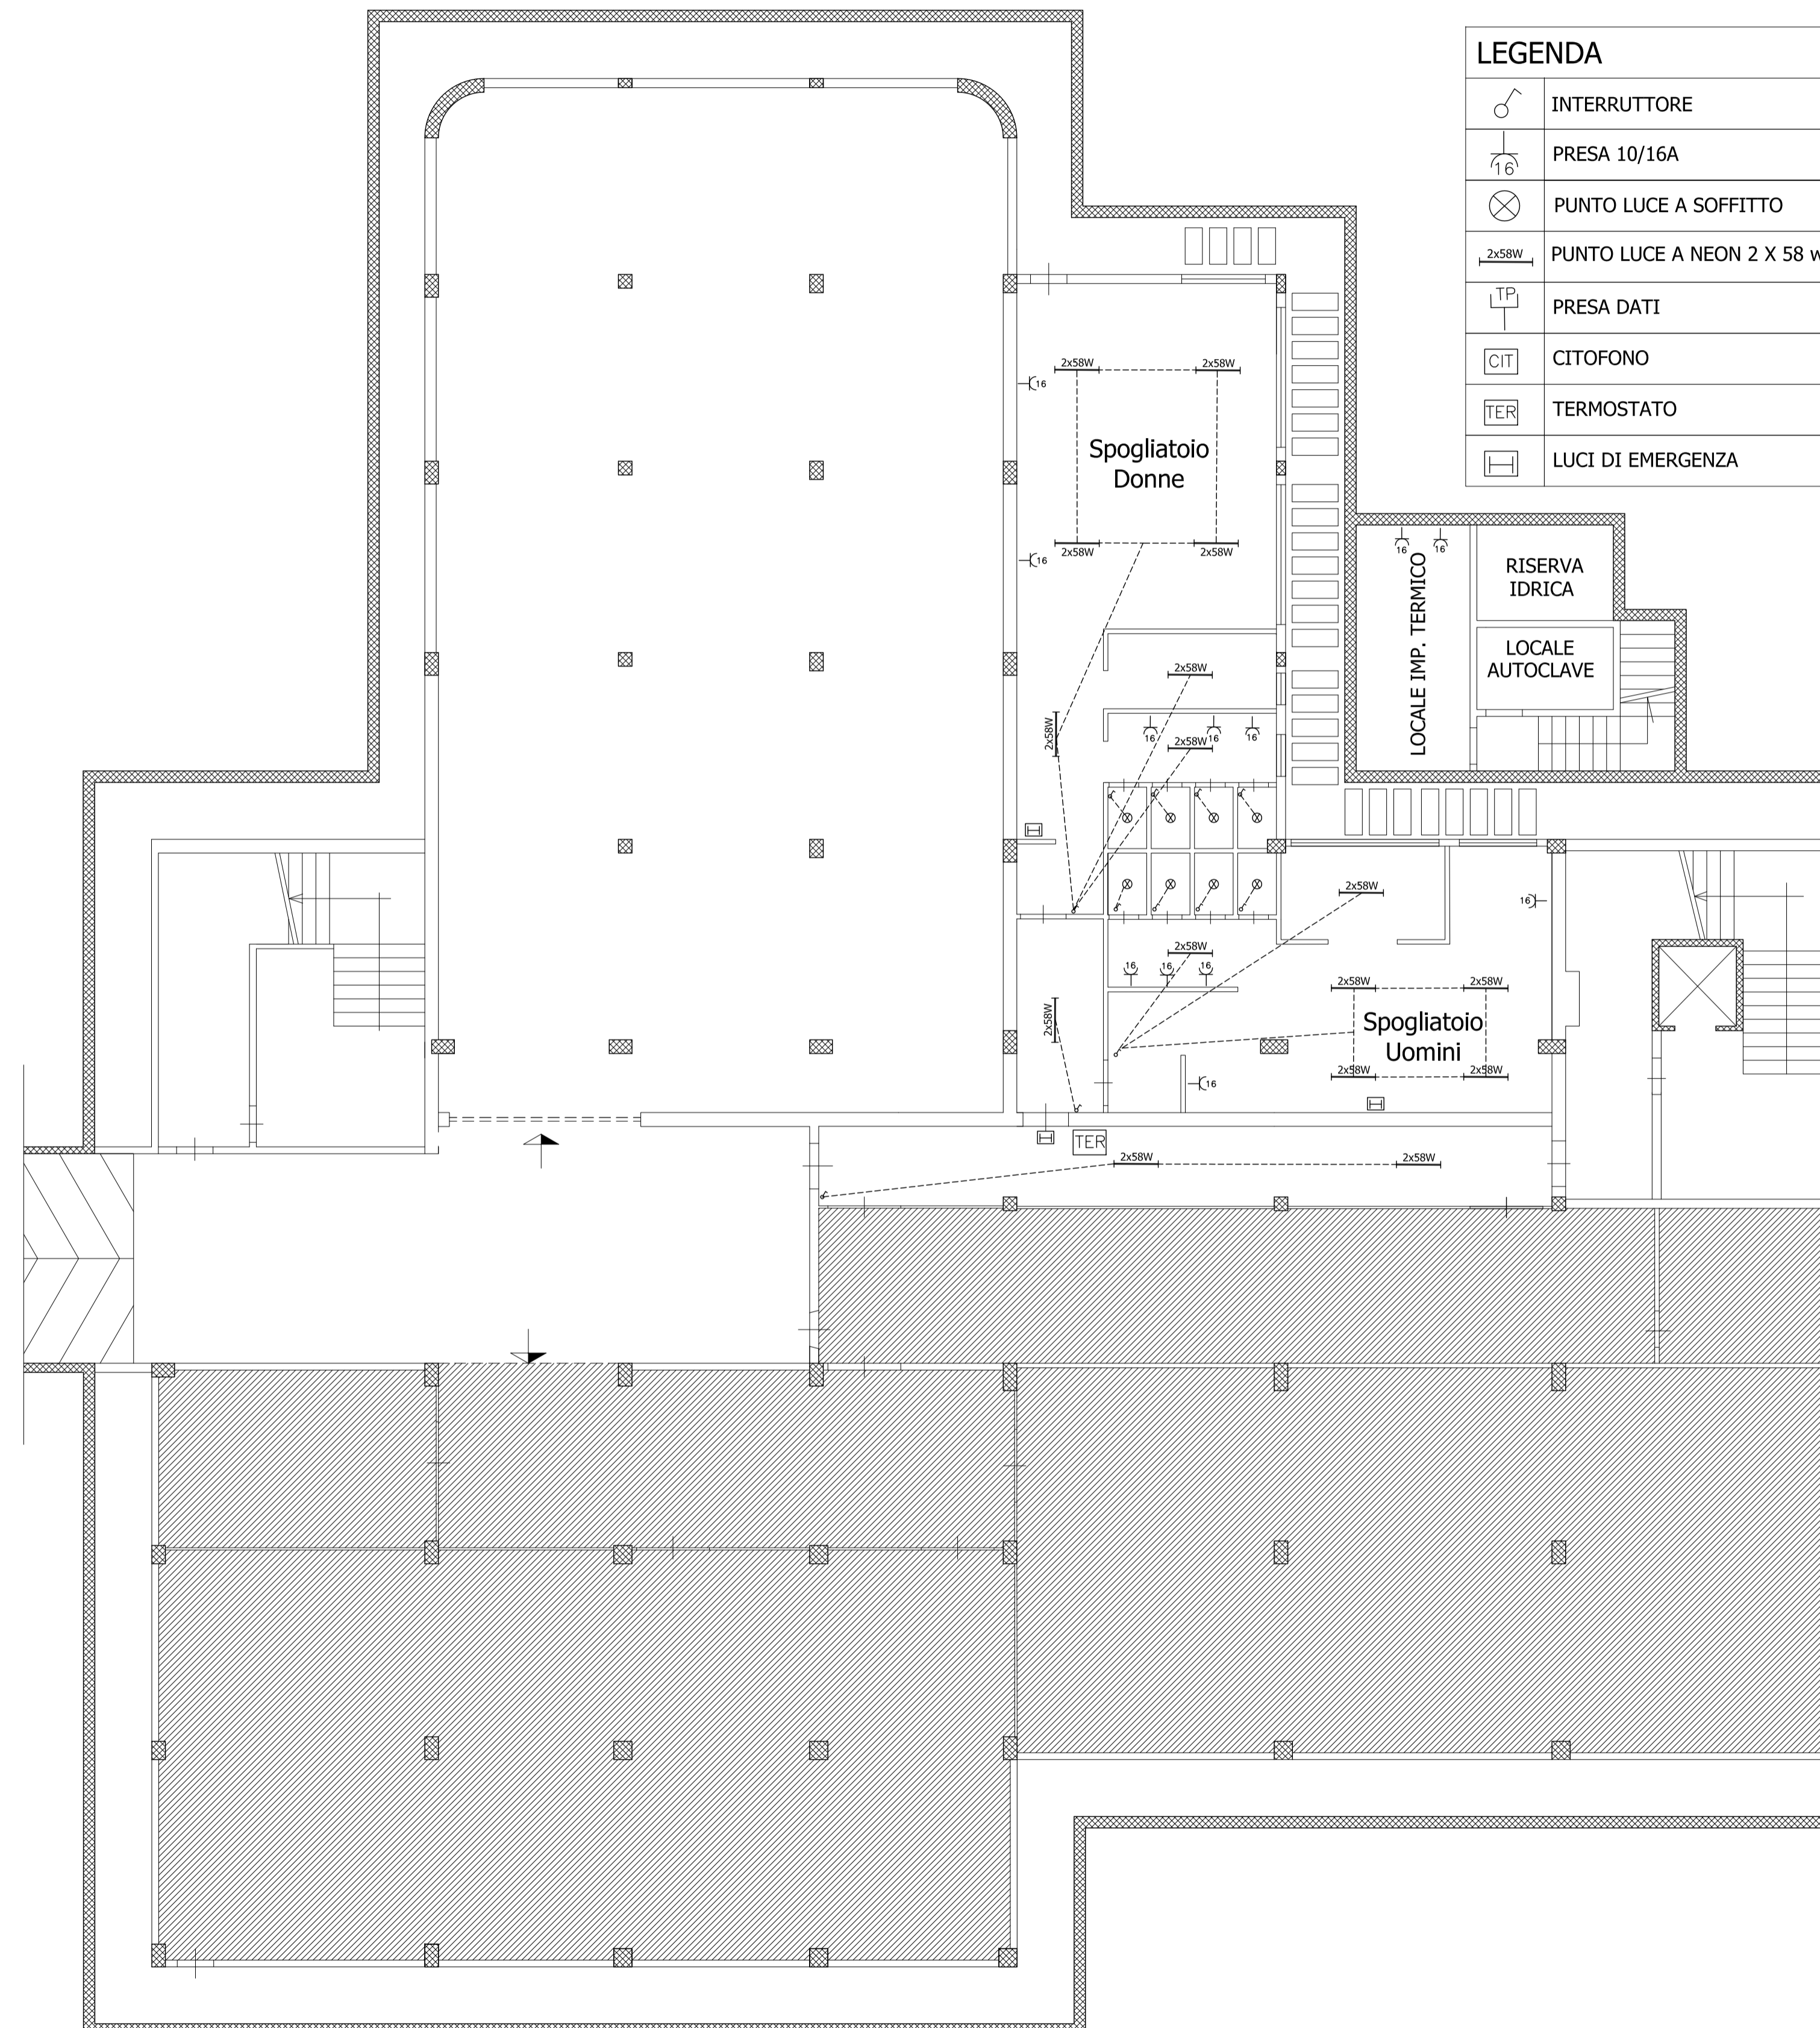

LEGENDA

	INTERRUTTORE
	PRESA 10/16A
	PUNTO LUCE A SOFFITTO
	PUNTO LUCE A NEON 2 X 58 w
	PRESA DATI
	CITOFONO
	TERMOSTATO
	LUCI DI EMERGENZA

