

COMUNE DI BARLETTA

Medaglia d'oro di merito civile ed al valor militare  
Città del Duemila



Committente / Client

COMUNE DI BARLETTA - SETTORE MANUTENZIONI

Progetto / Project

"LAVORI DI RICONVERSIONE DELL'EX SEDE  
DISTACCATA DEL TRIBUNALE A POLO DELLA  
SICUREZZA E DELLA LEGALITA' COMPRENDEnte GLI  
UFFICI DEL GIUDICE DI PACE ED IL COMANDO DI  
POLIZIA MUNICIPALE" - PROGETTO ESECUTIVO.

Disegno n° / Drawing n°

TAV. 1b/Imp.El.

Directory / File


Descrizione / Drawing title

STATO A REALIZZARSI  
- pianta piano rialzato - impianto elettrico

Eseguito da / Drawn

ING. Francesco DIFALO

Progettista:

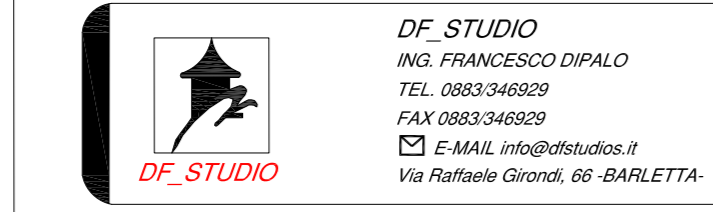

DF-STUDIO  
ING. FRANCESCO DIFALO  
TEL. 0883-346809  
FAX 0883-346809  
E-MAIL: info@dfstudio.it  
Via Ruffini Giove di BARLETTA



Note / Notes

Scala / Scale

1:100

Aggiornamenti / Revisions

Data / Date

Descrizione / Description

Eseguito da / Committed by

Direzione Tecnica Amministrativa / Design Checked by / Technical Director

ING. Francesco DIFALO

Aprile 2017

IMPIANTO ELETTRICO: pianta piano rialzato.

PIANTA PIANO RIALZATO  
(IMPIANTO ELETTRICO)

SCALA 1:100

LEGENDA

	INTERRUTTORE
	PRESA 10/16A
	PUNTO LUCE A SOFFITTO
	PUNTO LUCE A NEON 2 X 58 w
	PRESA DATI
	CITOFONO
	TERMOSTATO
	LUCE DI EMERGENZA

