

**COMUNE DI BARLETTA**  
 Medaglia d'oro di merito civile ed di valor militare  
 Città della Difesa

Comittente / Client  
**COMUNE DI BARLETTA - SETTORE MANUTENZIONI**

Progetto / Project  
**"LAVORI DI RICONVERSIONE DELL'EX SEDE DISTACCATA DEL TRIBUNALE A POLO DELLA SICUREZZA E DELLA LEGALITA' COMPRENDEnte GLI UFFICI DEL GIUDICE DI PACE ED IL COMANDO DI POLIZIA MUNICIPALE" - PROGETTO ESECUTIVO.**

Disegnò da / Drawn  
 ING. Francesco DIPALÒ

Disegno n° / Drawing n°  
**TAV. 1c/Imp.El.**

Descrizione / Drawing title  
**STATO A REALIZZARSI  
 - pianta piano primo - impianto elettrico**

Proprietà:  

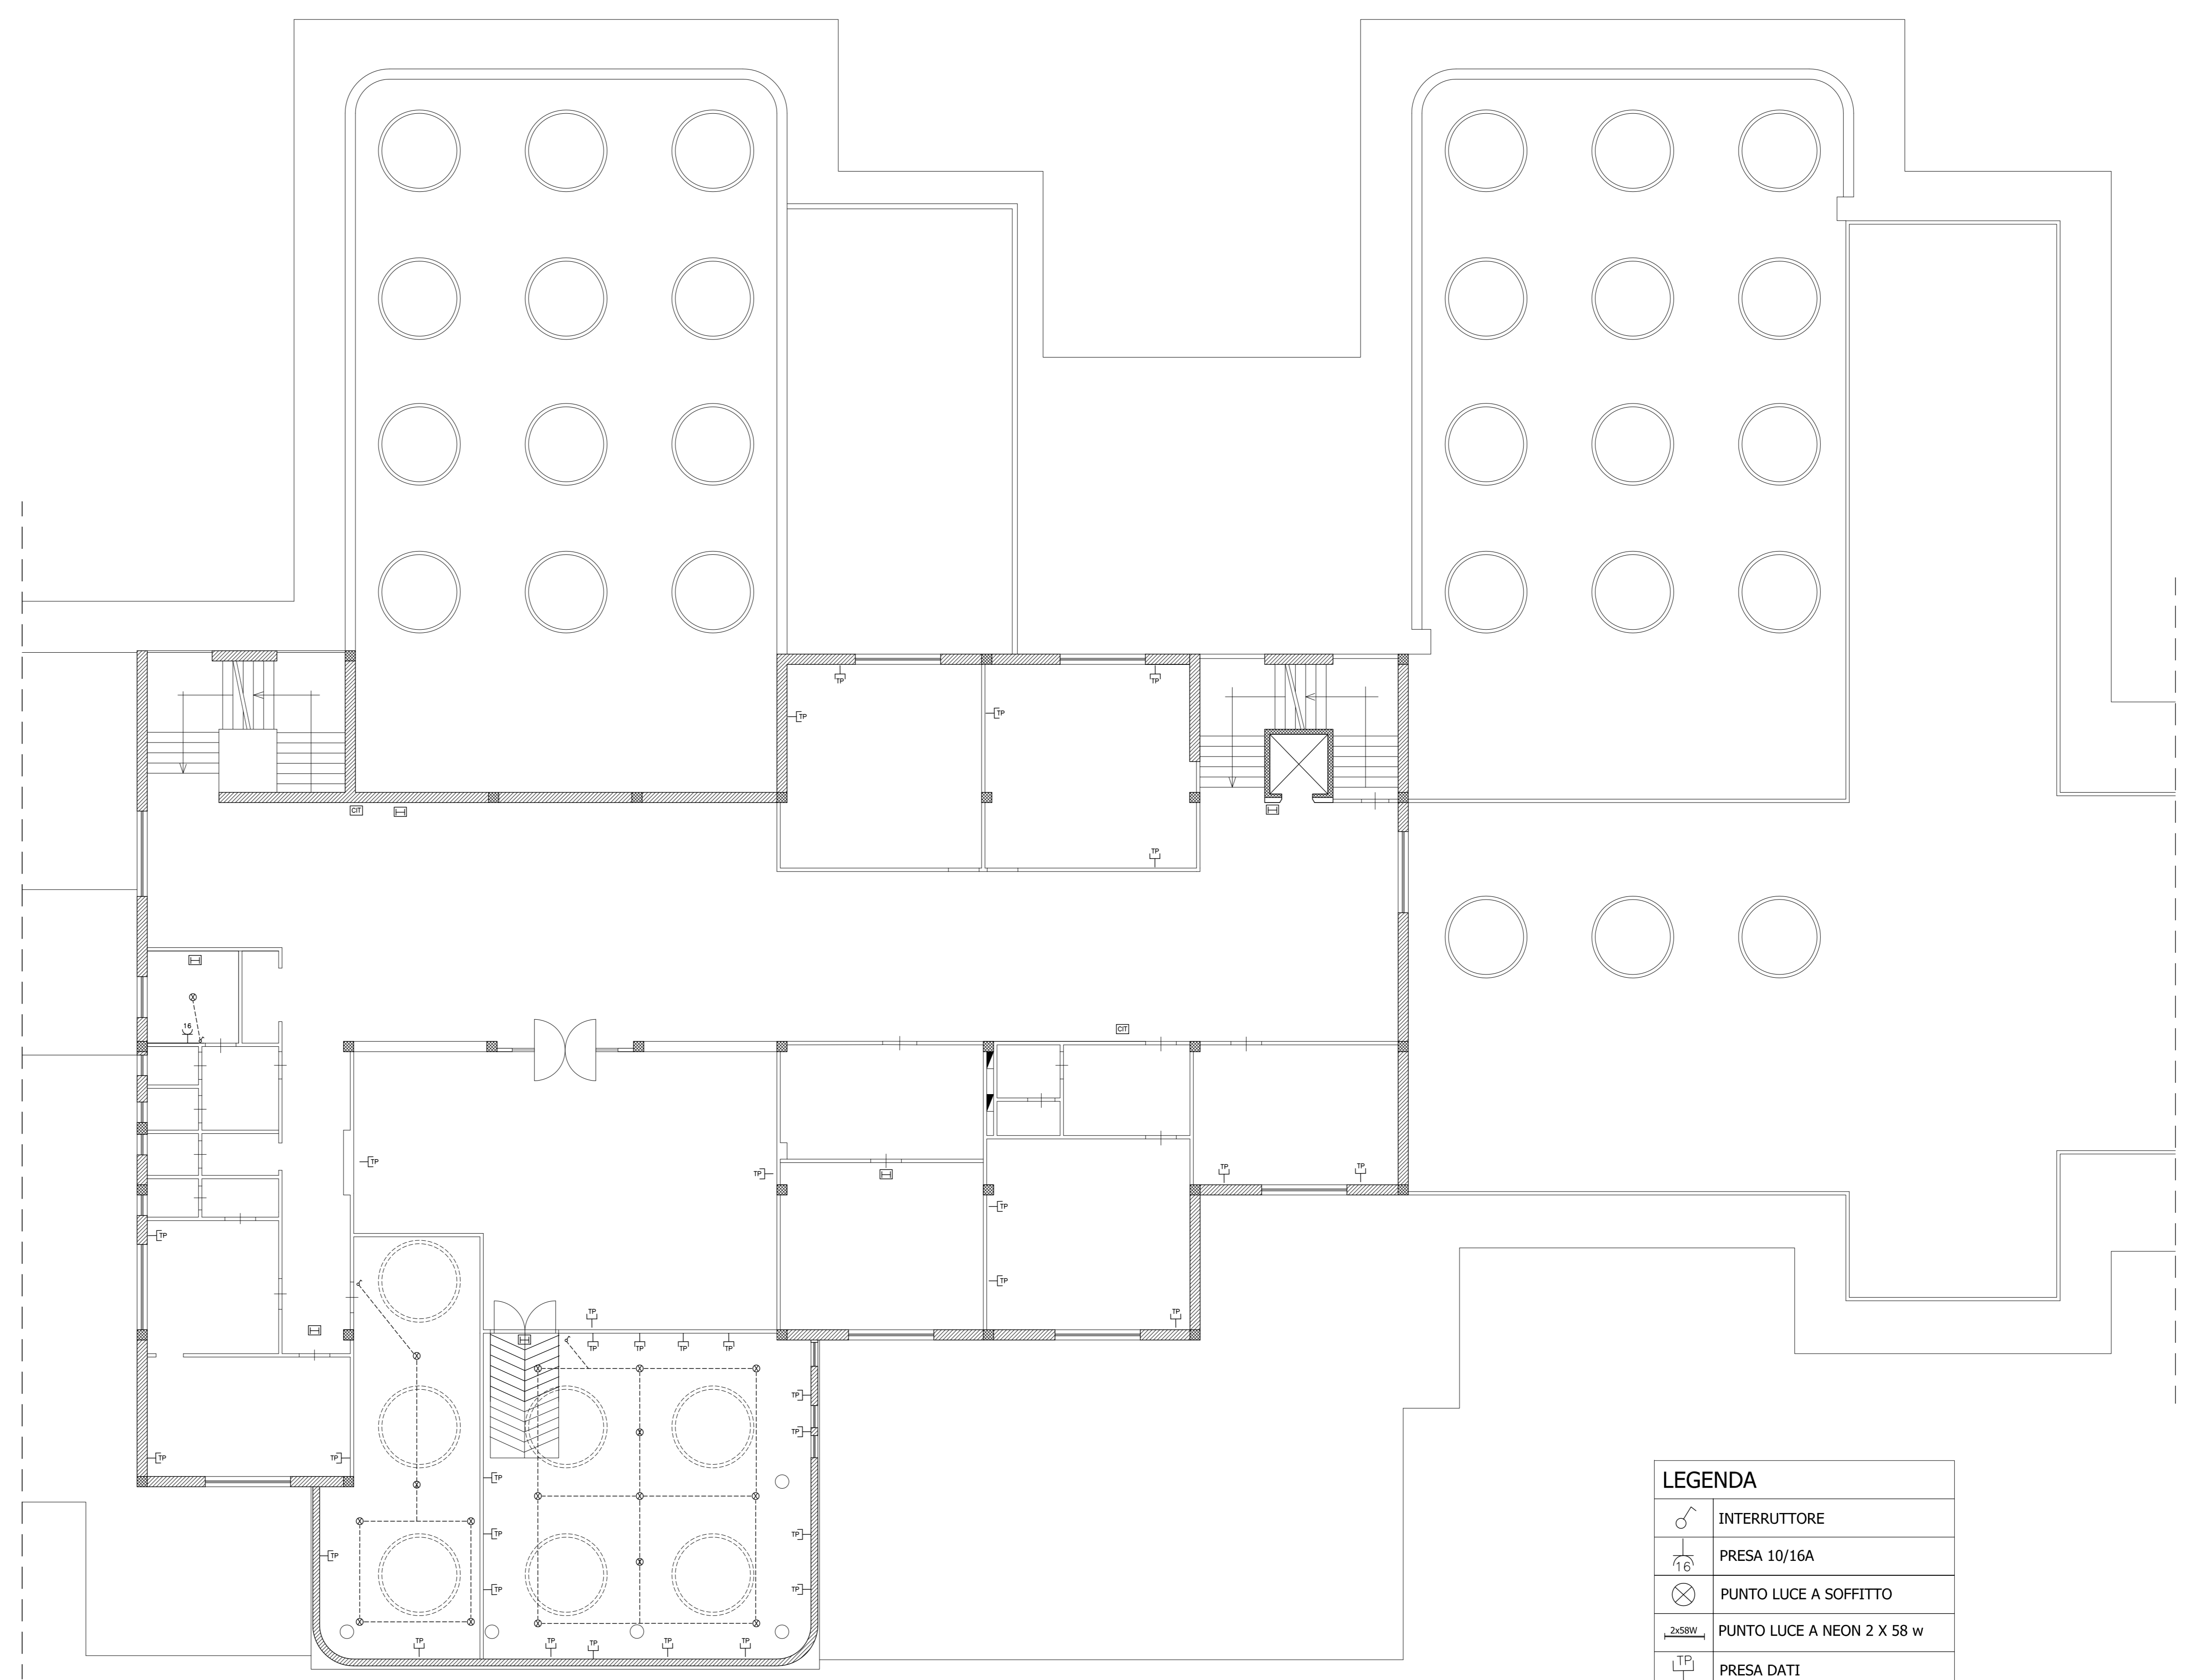

 DF-STUDIO  
 ING. FRANCESCO DIPALÒ  
 TEL. 08534829  
 FAX 08534829  
 E-MAIL: info@dfstudio.it  
 Via Raffaele Grandi, 88 - BARLETTA

Note / Notes  
 Scala / Scale  
**1:100**

 


Aggiornamenti / Revisions	Data / Date	Descrizione / Description	Eseguito da / Contrattato da / Drawn / Contracted by / Technical Director
	Aprile 2017	IMPIANTO ELETTRICO, piano piano primo.	ING. Francesco DIPALÒ

**PIANTA PIANO PRIMO  
 (IMPIANTO ELETTRICO)**

SCALA 1:100



**LEGENDA**

	INTERRUTTORE
	PRESA 10/16A
	PUNTO LUCE A SOFFITTO
	PUNTO LUCE A NEON 2 X 58 w
	PRESA DATI
	CITOFONO
	TERMOSTATO
	LUCI DI EMERGENZA

