



SETTORE MANUTENZIONI

LAVORI DI RECUPERO E ADEGUAMENTO DELL'EX
MERCATO ITTICO DI VIA C. COLOMBO A SEDE
DELLA CAPITANERIA DI PORTO DI BARLETTA.
- 1° STRALCIO FUNZIONALE -

COMITENTE:

SETTORE MANUTENZIONI - COMUNE DI BARLETTA

Il Responsabile del procedimento
Ing. Vito Lucca
Il Dirigente Settore Manutenzioni
Ing. Giandomenico Di Bori


PROGETTAZIONE ESECUTIVA:
Ing. PIERO SCIALPI
TEL. 0884-752427
E-mail: piero.scialpi@comune.barletta-bz.it
Via Sallustiana 43 - 71013 Barletta (BT)

ORDINE INGEGNERI PROVINCIA MANTOVA
Dot. Ing.
SCIALPI Piero
n° 2947
Sezione A
Città di Mantova


IMPIANTO ELETTRICO:
- PIANTA PIANO TERRA:
- PIANTA PIANO AMMEZZATO:
Scal: 1:100
Data: Settembre 2014

REV.	DESCRIZIONE	COMPL.	REV.
1	REDAZIONE	0	1
2	APPROVAZIONE	1	2
3		2	3
4		3	4
5			

PIANTA PIANO TERRA IMPIANTO ELETTRICO - Scala 1:100

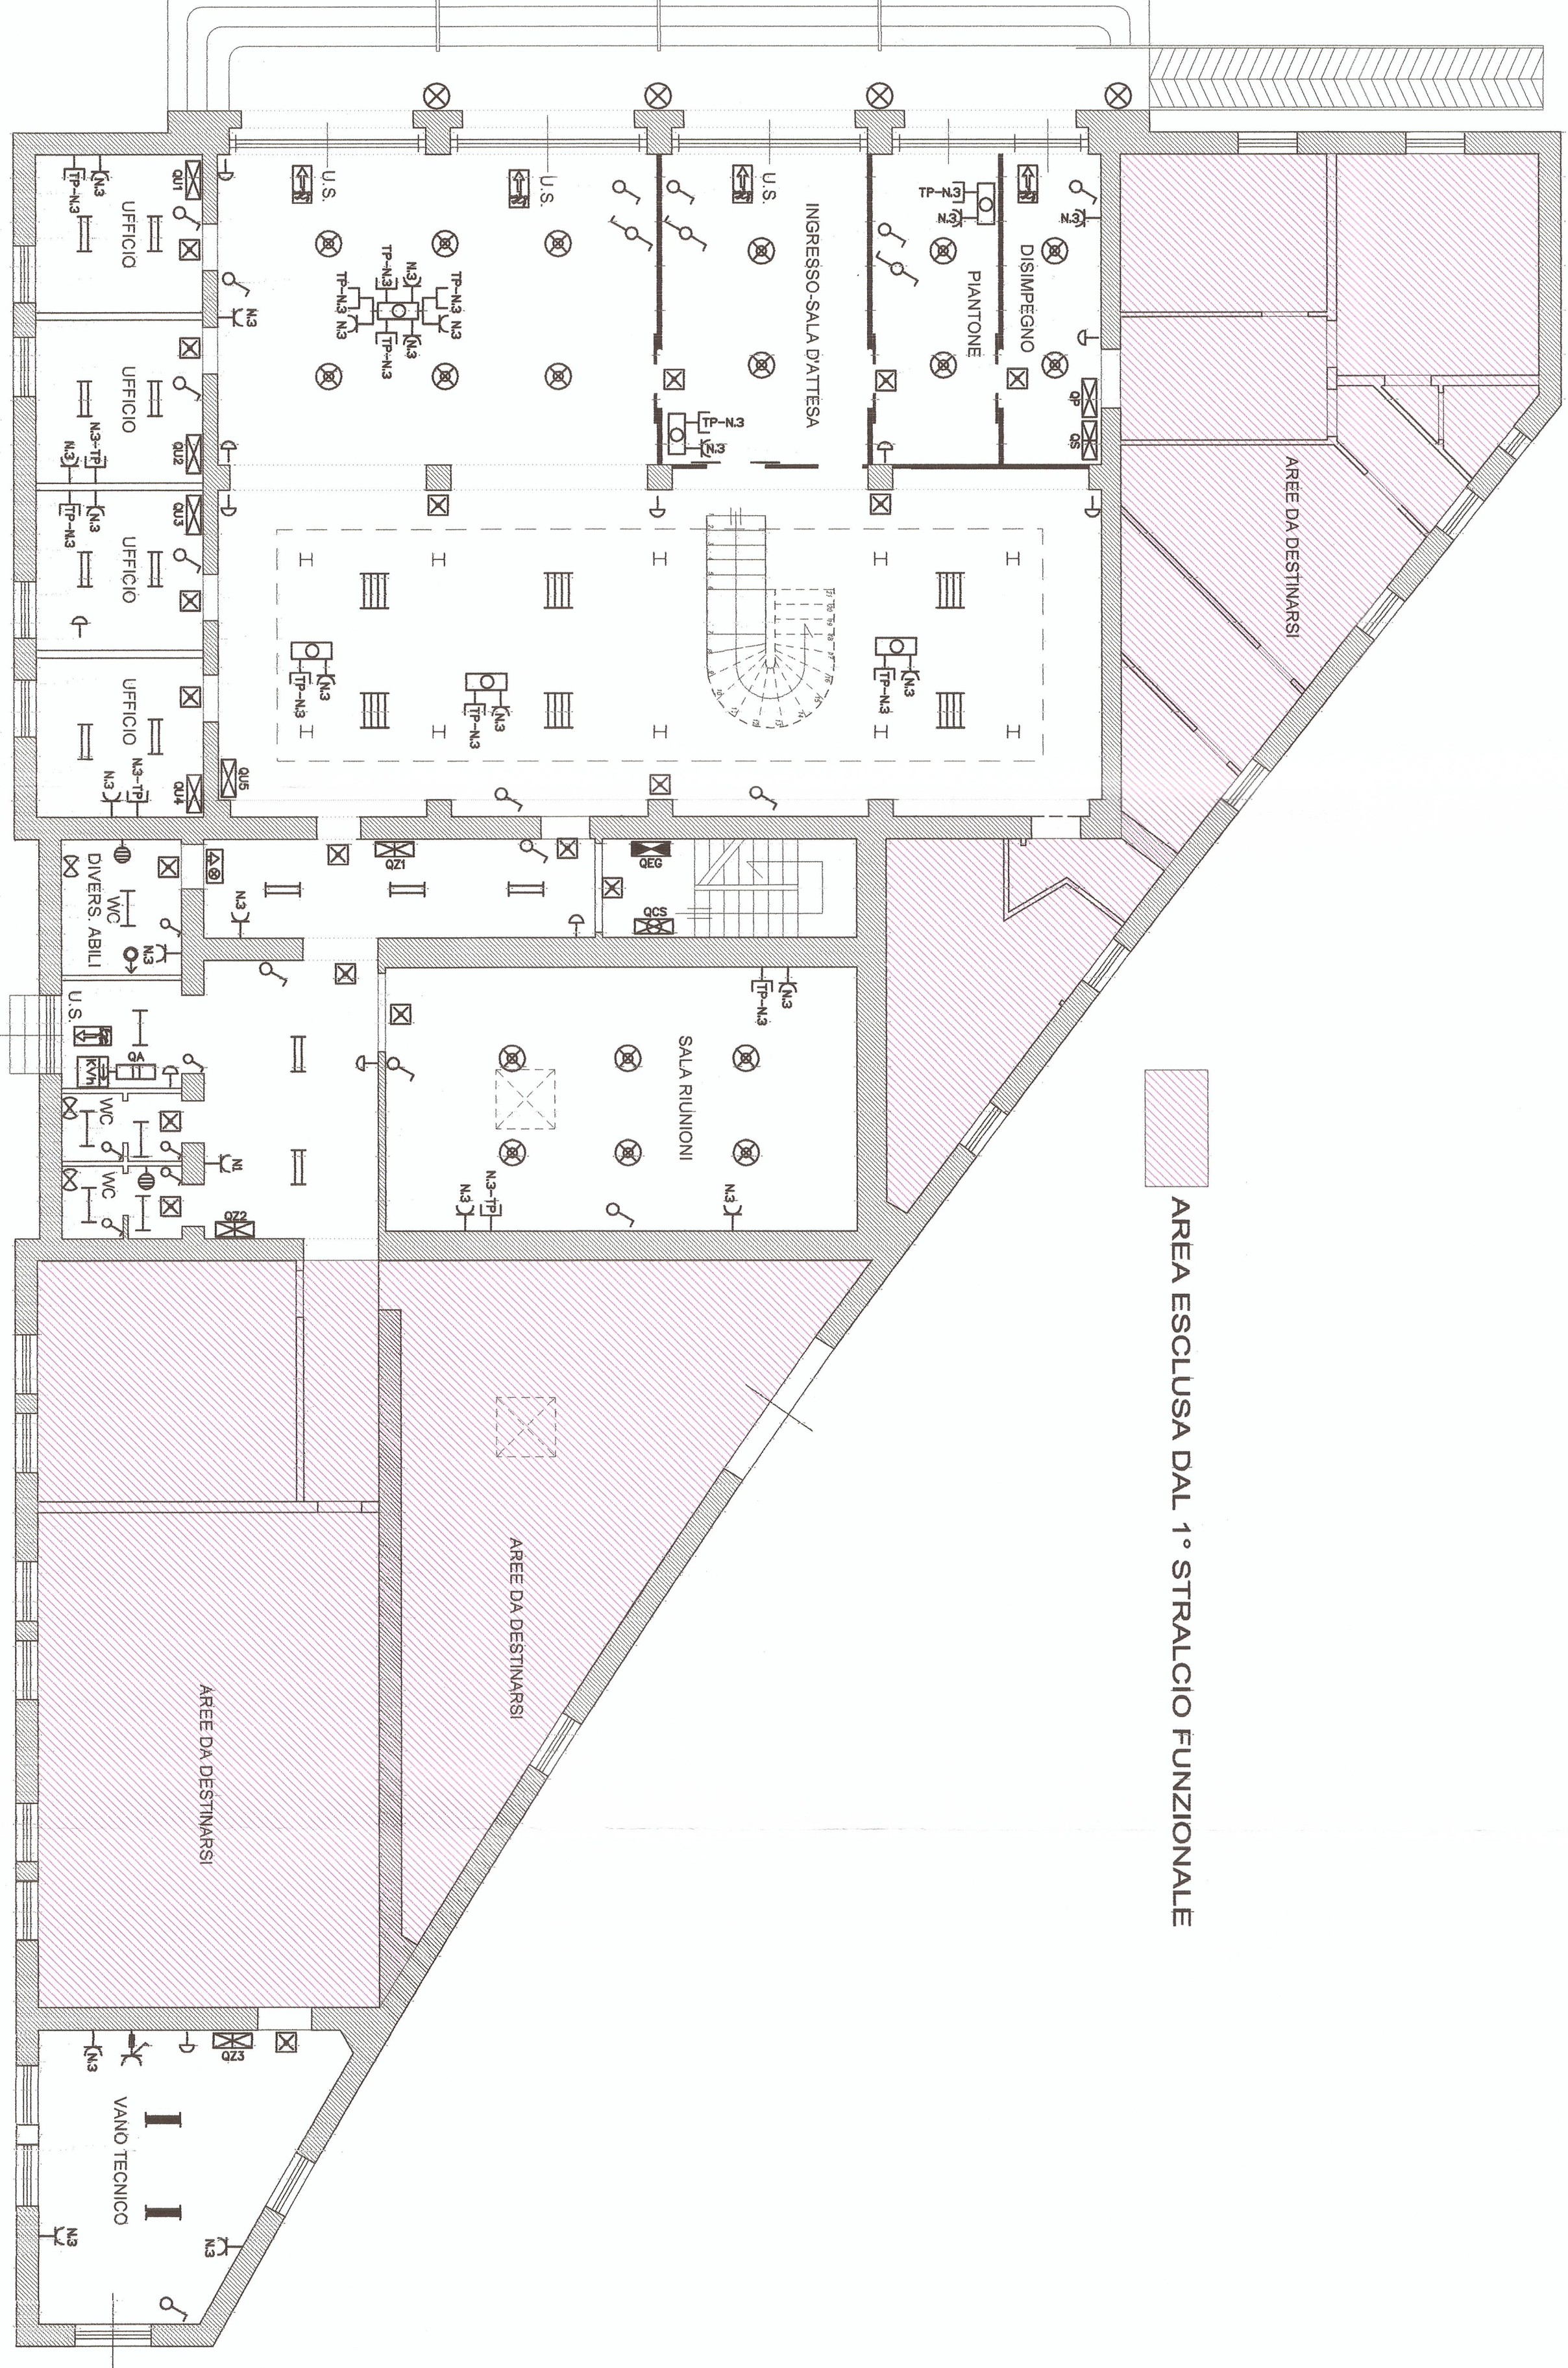

PIANTA PIANO AMMEZZATO IMPIANTO ELETTRICO - Scala 1:100

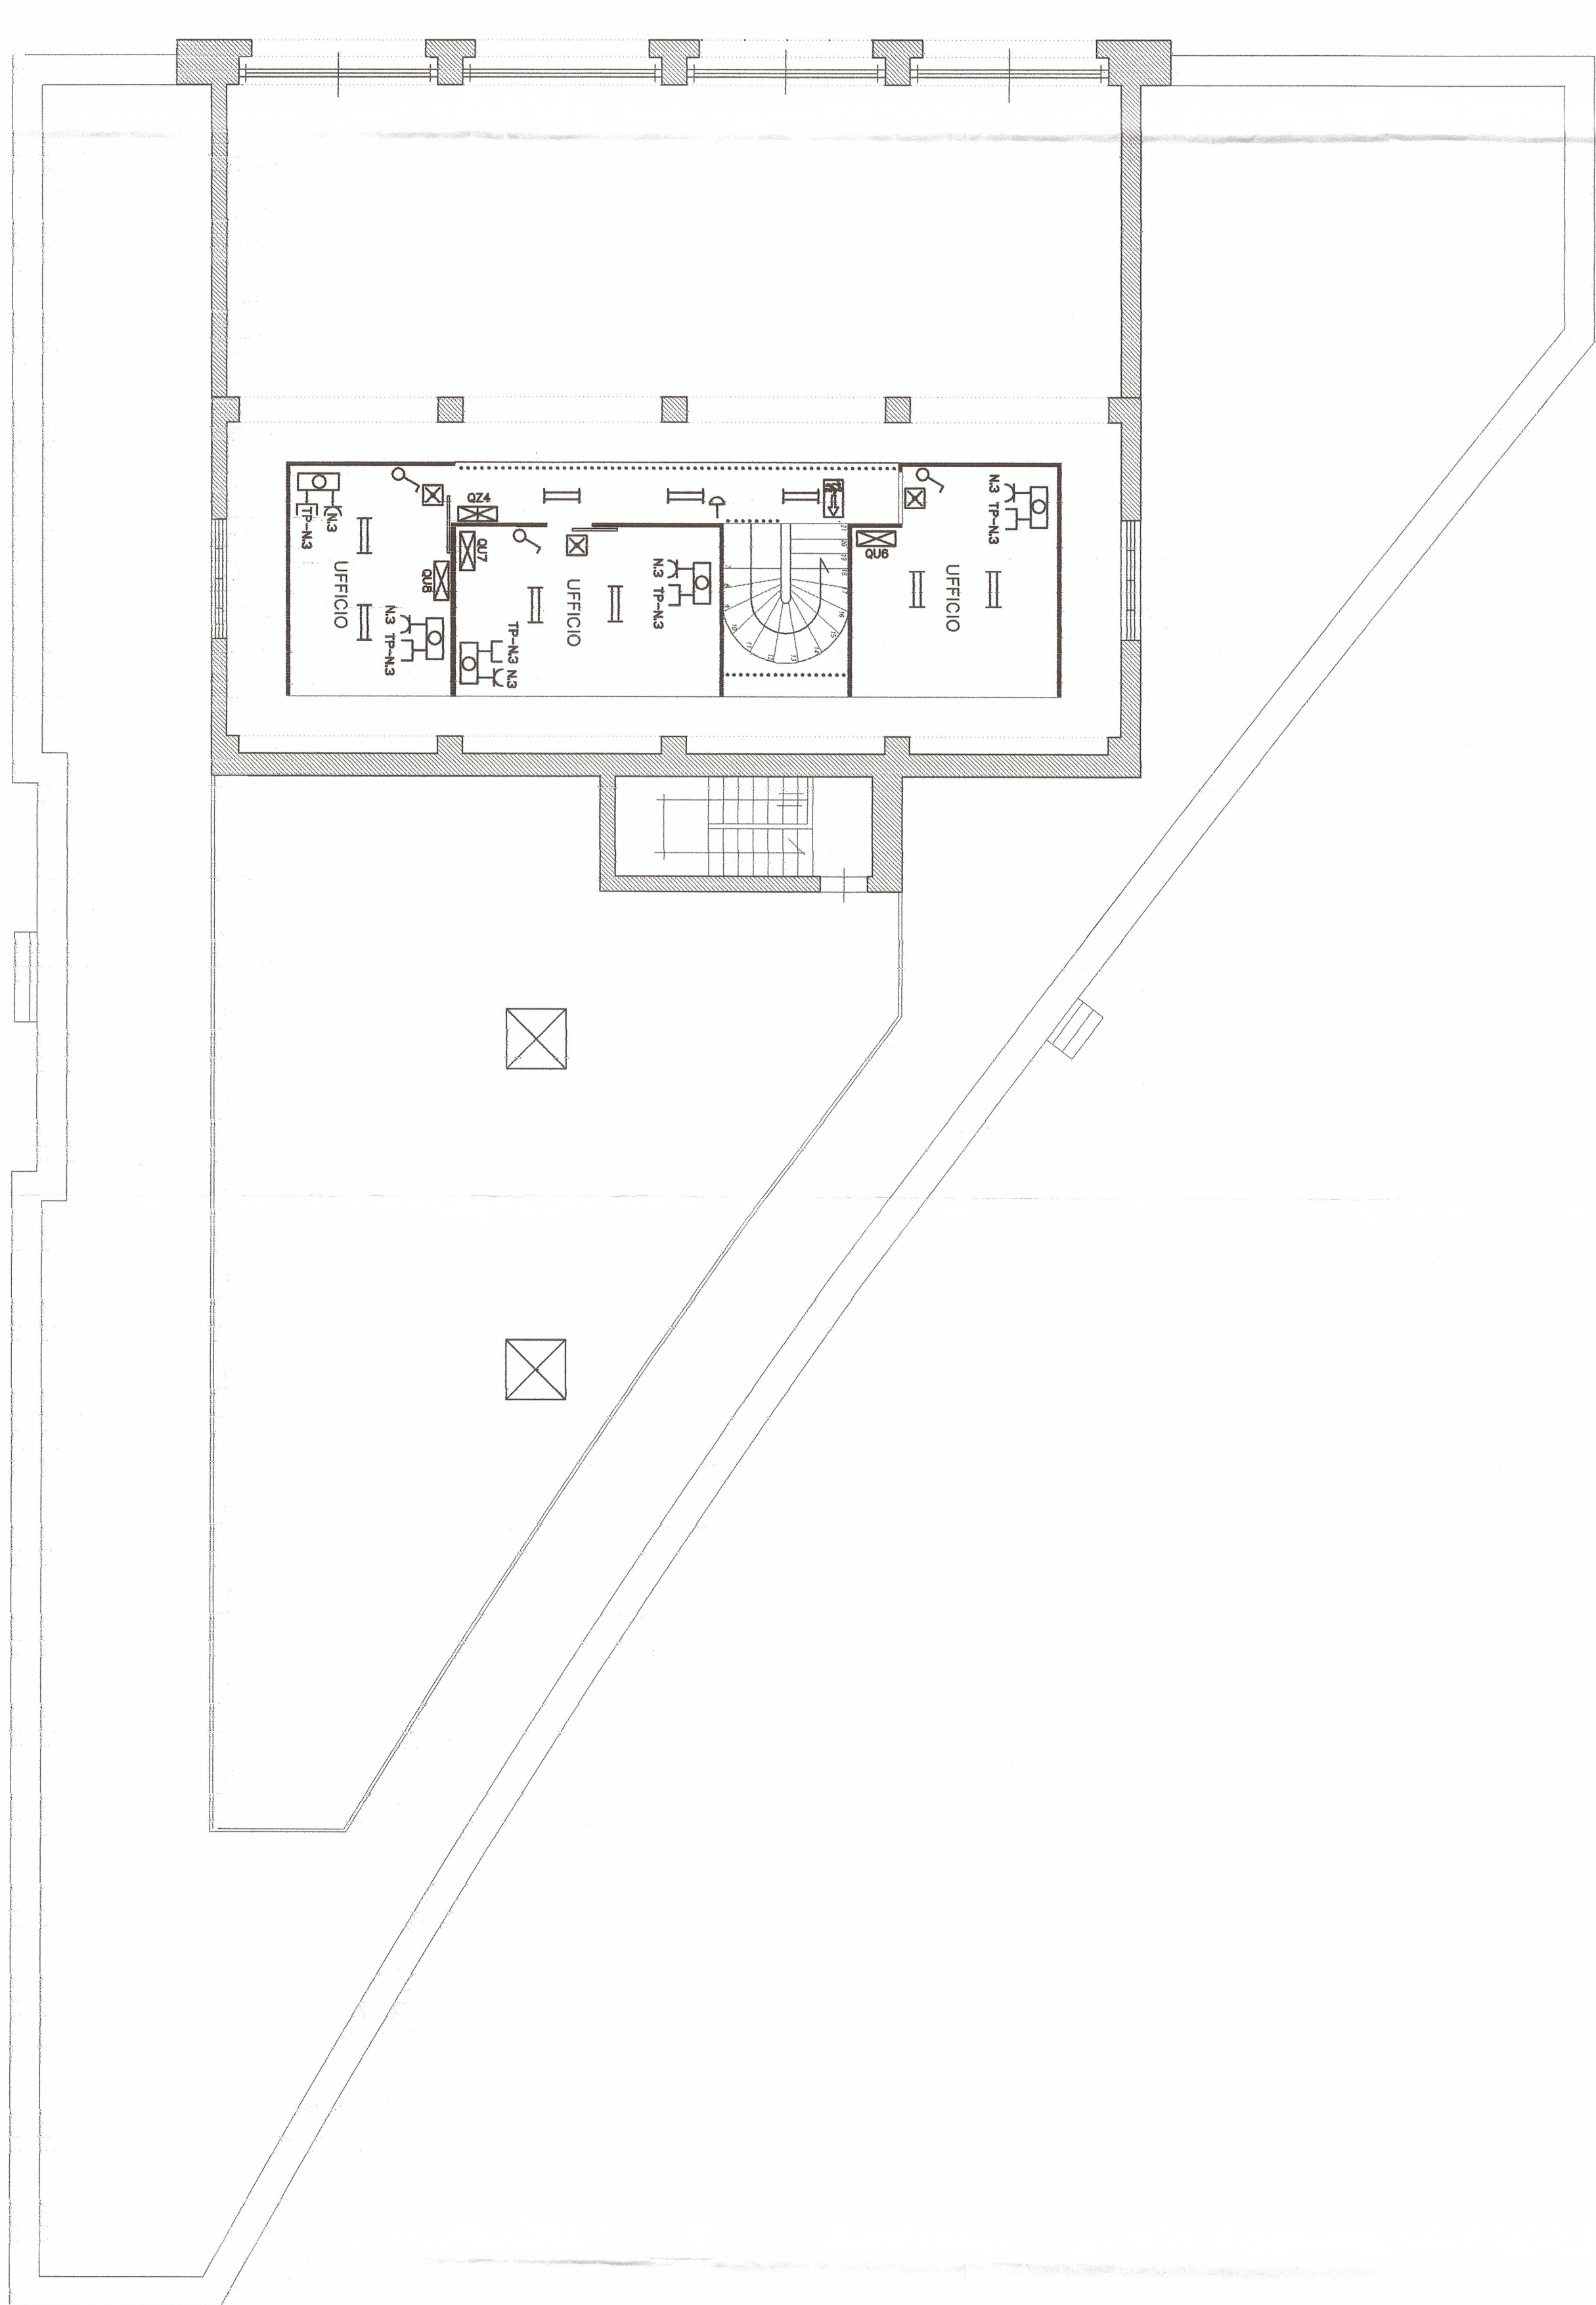

LEGENDA

0A	QUADRO DI ARRIVO	0	INTERRUTTORE UNIPOLARE
0B	QUADRO ELETTRICO GENERALE	0	N.2 DEVIATORI
0C	QUADRO DI ZONA	0	PRESA CON CONTATTO PER CONDUTTORE DI PROTEZIONE 10-16A A PARETE
0D	QUADRO UFFICIO	0	PRESA TELEFONICA / DATI
0E	QUADRO CAVIARIO STRUTTURATO	0	TORRELLA ELETTRIFICATA
0F	PIANTINERIA A LAMELLE TRASVERSALI E PIANALI IN ALLUMINIO SATINATO 2x25W x CON UFFICIO CON SOFFITTO OTTICO	0	SEGNALATORE OTTICO-ACOUSTICO N.C. DIVERSAMENTE ABIL
0G	PIANTINERIA A LAMELLE TRASVERSALI E PIANALI IN ALLUMINIO SATINATO 4x15W x CORRIDOIO CON SOFFITTO OTTICO IN CONTRASOSTRATTO	0	PULSANTE A TRABANTE PER ATTIVAZIONE SEGNALATORE OTTICO ACOUSTICO N.C.
0H	PIANTINERIA IN POLICARBONATO STAGNA A TUBI FLUORESCENTI 2x25W	0	BOILER
0I	PIANTINERIA IN POLICARBONATO STAGNA A TUBO FLUORESCENTE 1x25W	0	ASPIRATORE N.C.
0J	LAMPADA A SOSPENSIONE 1x25W	0	PULSANTE DI EMERGENZA NC
0K	FARO PER ILLUMINAZIONE ESTERNA 1x25W	0	CONTATTORE
0L	PIANTINERIA DI EMERGENZA DA 8W	0	PRESA CEE INTERBLOCCATA CON FUSIBILE 2P+120V-16A/3P+1400V-16A
0M	PITTOSMANIA RETROILLUMINATO DI EMERGENZA	0	