




COMUNE DI BARLETTA

PROVINCIA DI BARLETTA-ANDRIA-TRANI

Medaglia d'oro al Merito Civile ed al Valor Militare
Città della Disfida

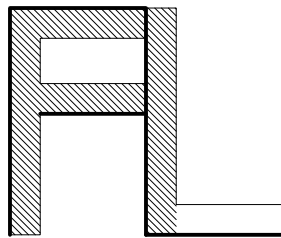

FRANCESCO LAMONACA

ARCHITETTO

Via Papa Giovanni XXIII, 3 - 76121 - BARLETTA
Cell. 328.4147303
francescolamonaca@alice.it
francesco.lamonaca@archworldpec.it



COMMITTENTE

COMUNE DI BARLETTA
Settore Manutenzioni

Il Responsabile del procedimento
Ing. Vito Vacca

Il Dirigente del Settore Manutenzioni
Ing. Gianrodolfo Di Bari

PROGETTO
DEFINITIVO

RECUPERO E RISTRUTTURAZIONE DELLA PALAZZINA
COMUNALE DI VIA GALVANI DA DESTINARE A CENTRO
SERVIZI PER L'INTERNAZIONALIZZAZIONE


IMPIANTO ELETTRICO

- PIANTA PIANO TERRA [1:100]
- PIANTA PIANO PRIMO [1:100]


N° Elaborato	Descrizione	Data	Eseguito da/Controllato da
1 IMP. Elett.	IMPIANTO ELETTRICO	DICEMBRE 2014	ARCH. Francesco LAMONACA
Scala		Data	
1:100		DICEMBRE 2014	
Arch. Francesco Lamonaca, Via Papa Giovanni XXIII n° 3, BARLETTA (BT), Cell. 328.4147303 - francescolamonaca@alice.it			

IMPIANTO ELETTRICO

PIANTA PIANO TERRA
SCALA 1:100

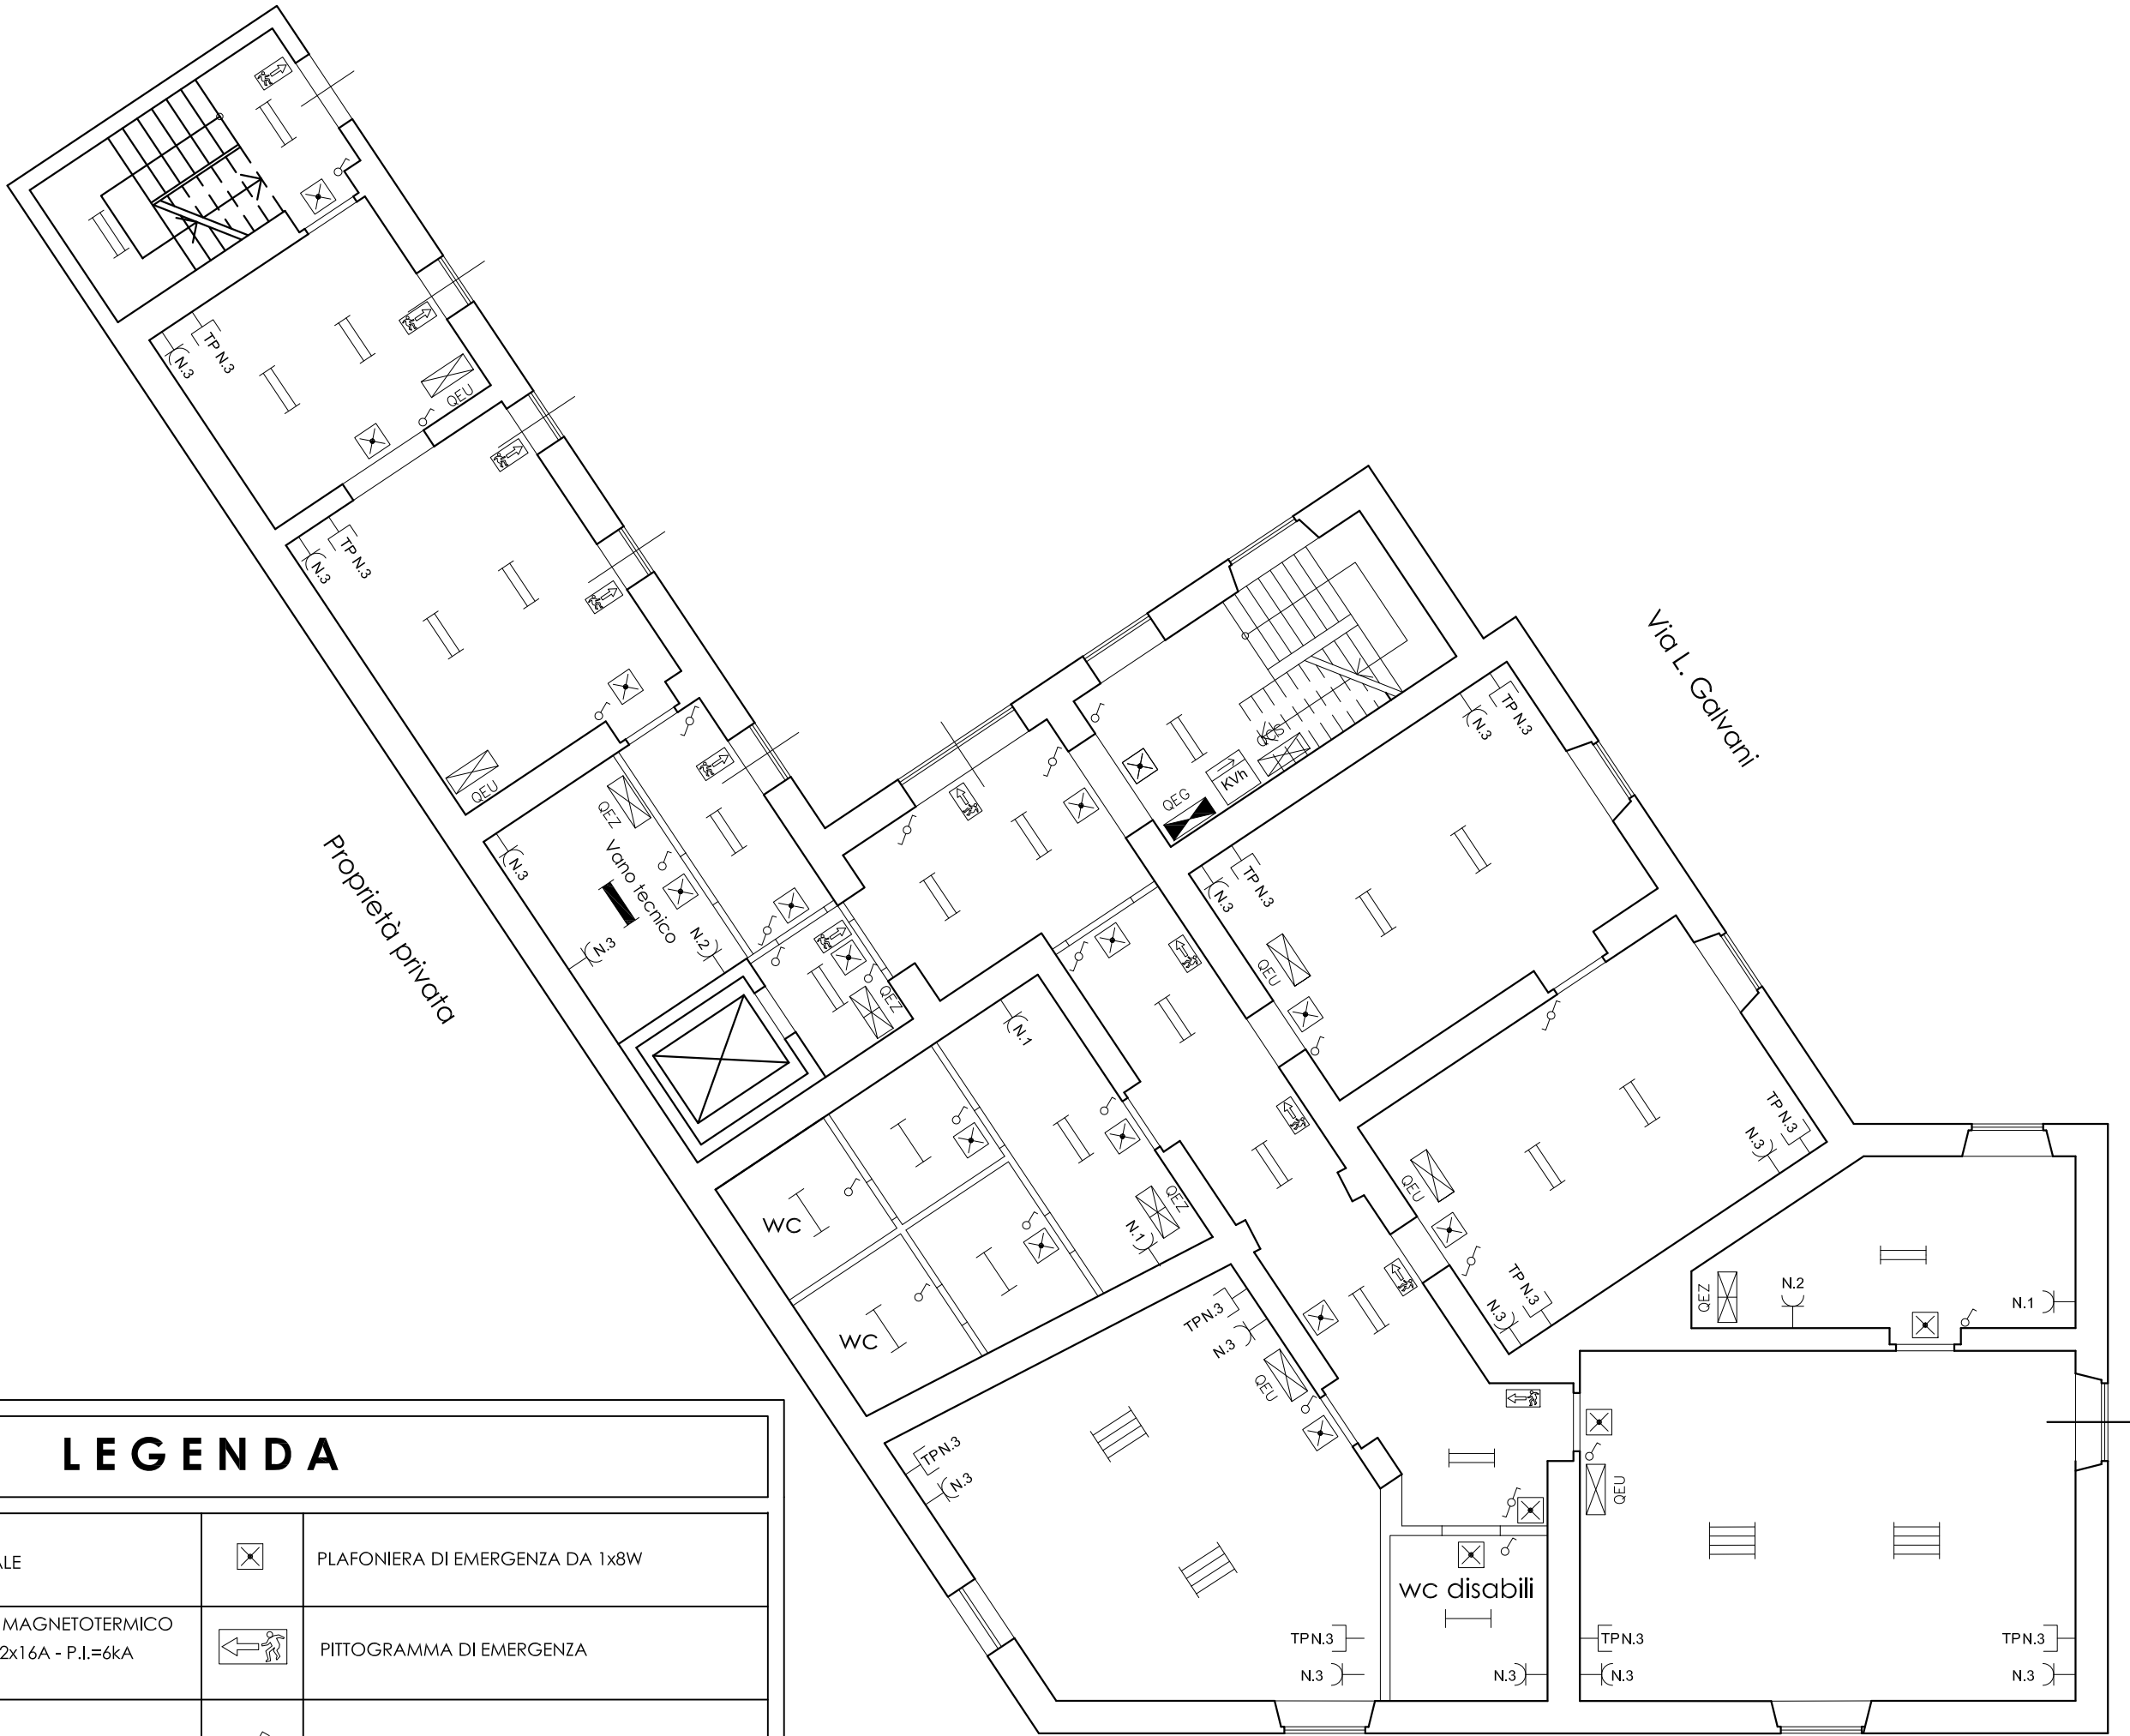

PIANTA PIANO PRIMO
SCALA 1:100

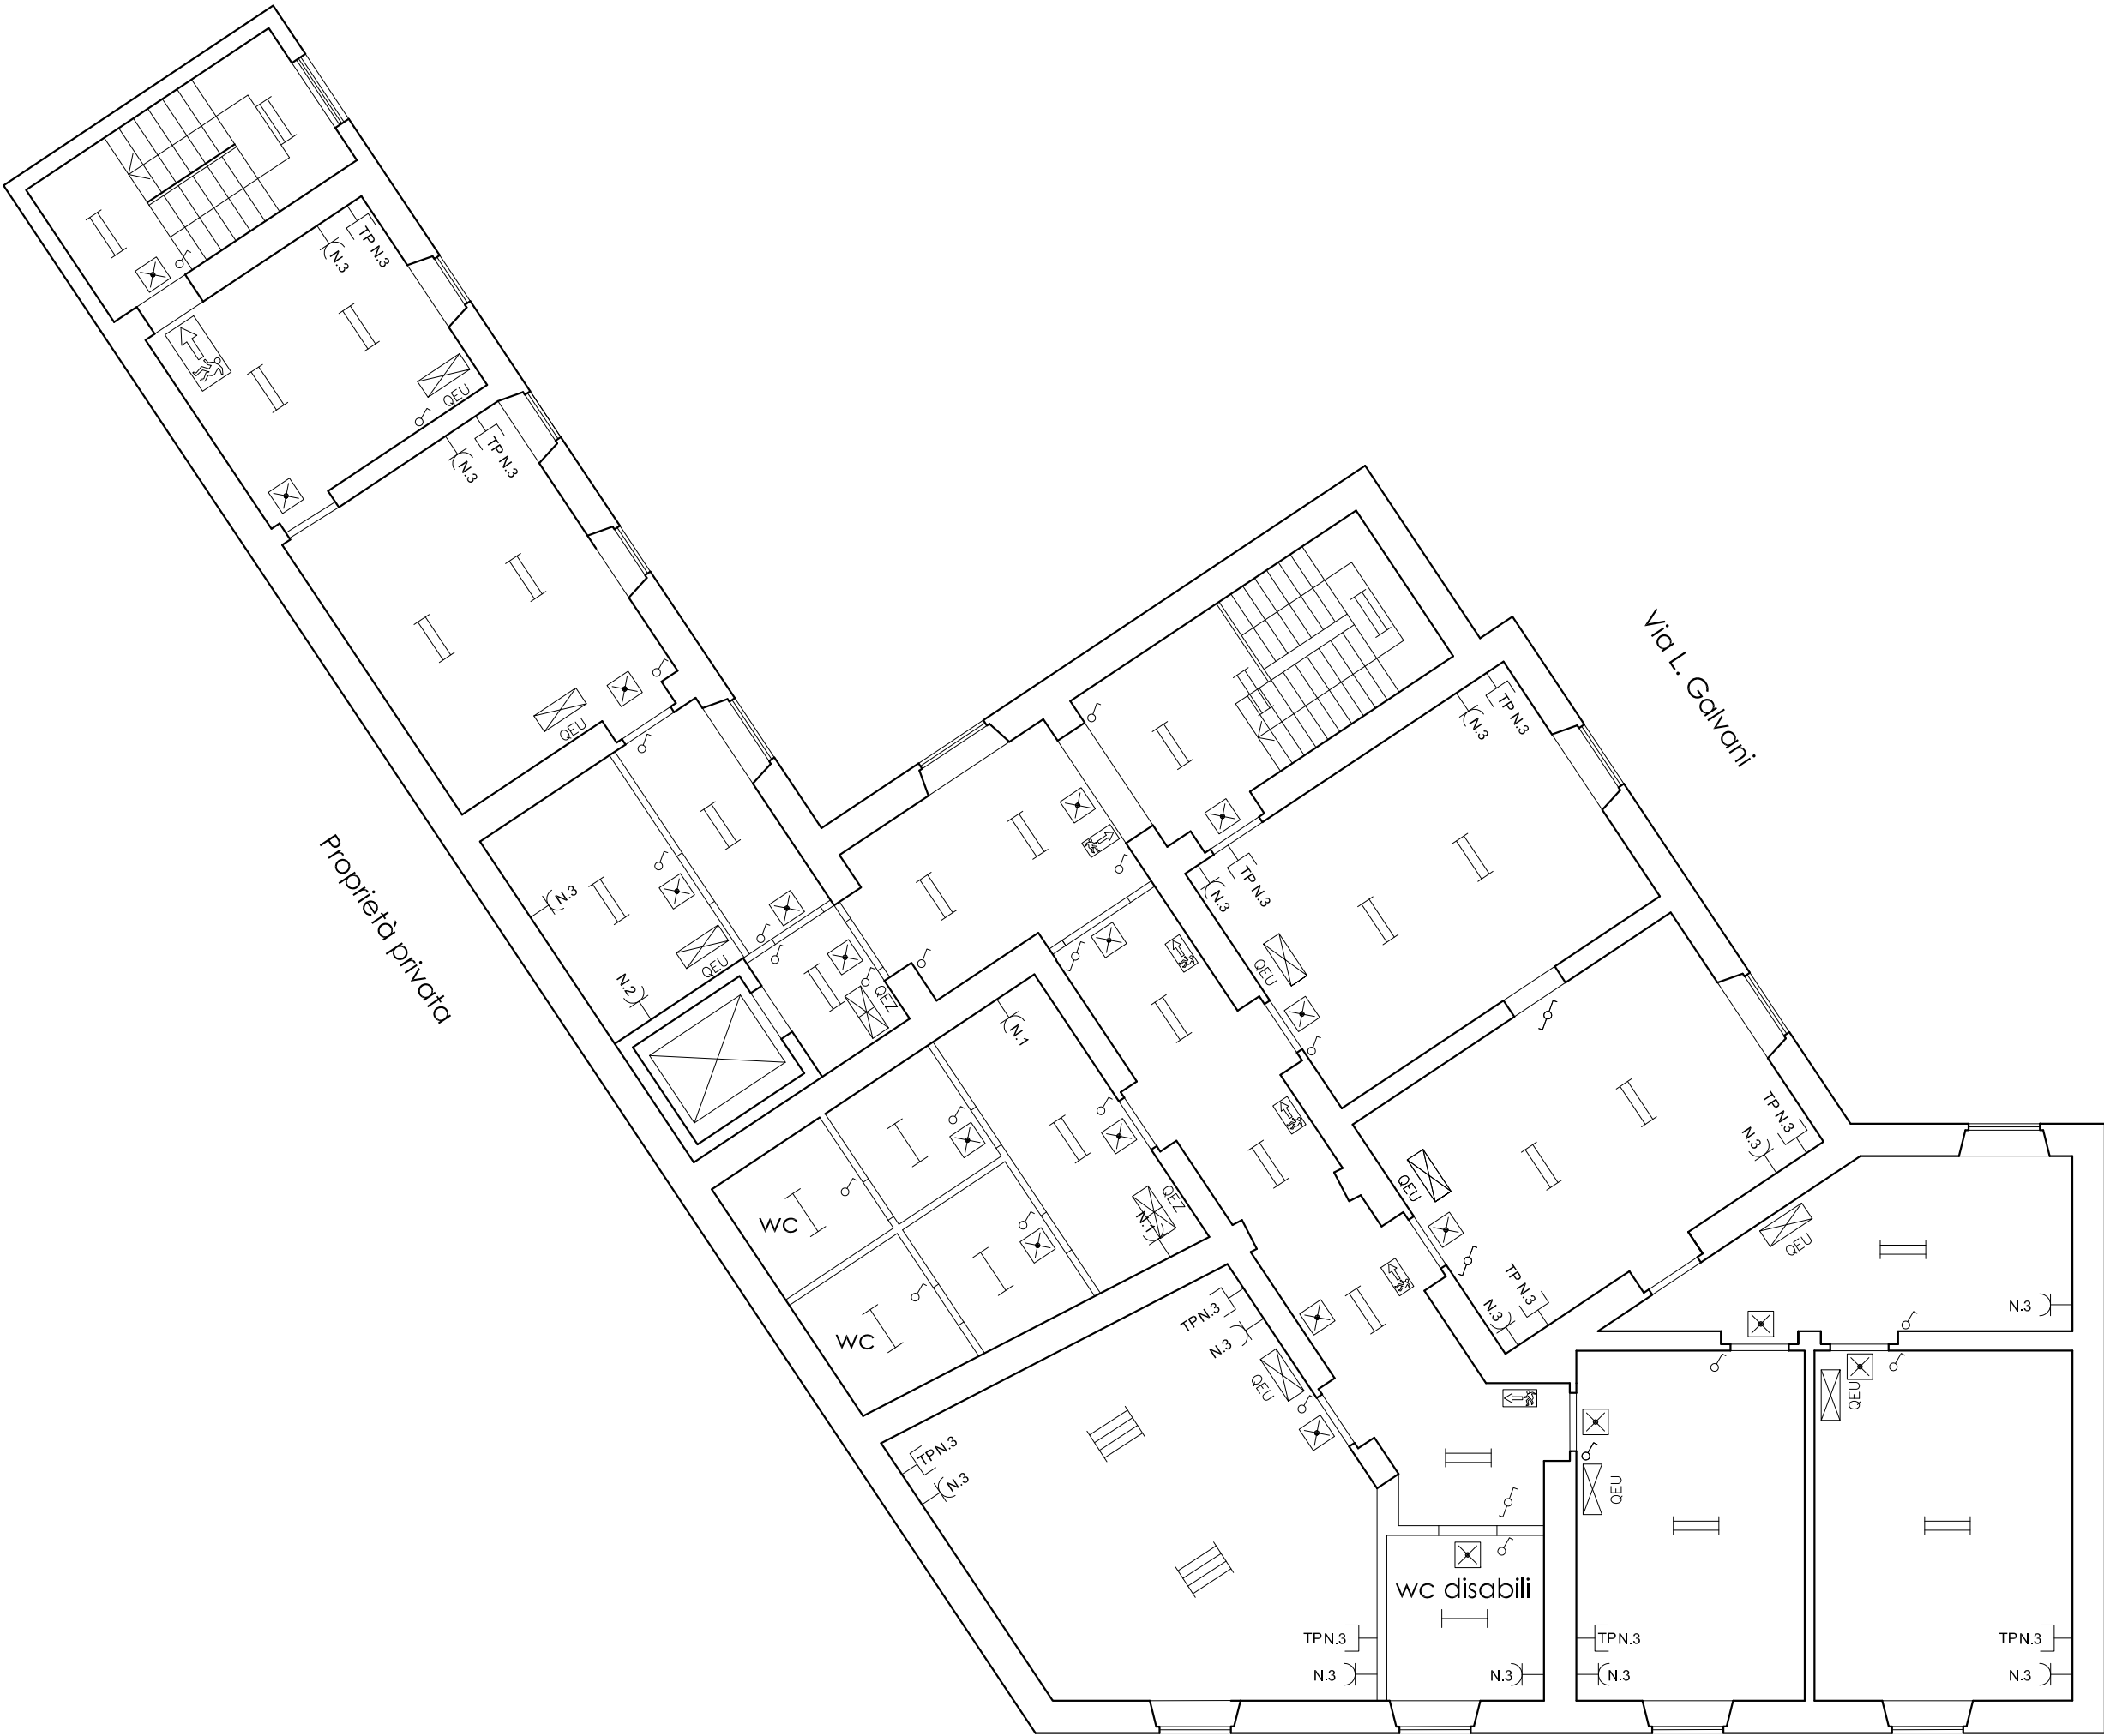

LEGENDA			
QEG	QUADRO ELETTRICO GENERALE	☒	PLAFONIERA DI EMERGENZA DA 1x8W
QEU	INTERRUTTORE AUTOMATICO MAGNETOTERMICO DIFFERENZIALE DI STANZA In=2x16A - P.I.=6kA Idn=0.03A - CURVA "C"	☒	PITTOGRAMMA DI EMERGENZA
QCS	QUADRO CABLAGGIO STRUTTURATO	☒	INTERRUTTORE UNIPOLARE
QEZ	QUADRO DI ZONA	☒	N.2 DEVIATORI
☒	PLAFONIERA A LAMELLE TRASVERSALI E FIANCALI IN ALLUMINIO SATINATO 2x36W CON SCHERMO OTTICO	☒	PRESA CON CONTATTO PER CONDUTTORE DI PROTEZIONE 10-16A A PARETE
☒	PLAFONIERA A LAMELLE TRASVERSALI E FIANCALI IN ALLUMINIO SATINATO 4x18W CON SCHERMO OTTICO IN CONTROSOFFITTO	☒	PRESA TELEFONICA / DATI
☒	PLAFONIERA IN POLICARBONATO STAGNA A TUBI FLUORESCENTI 2x36W	☒	CONTATORE
☒	PLAFONIERA IN POLICARBONATO STAGNA A TUBO FLUORESCENTE 1x36W		